

POMIAR POWYKONAWCZY KANALIZACJI SANITARNEJ

Dla zadania:

„Budowa kanalizacji sanitarnej tłocznej
tranzyt Komorno - Większyce”

Województwo: *opolskie*

Gmina: *Reńska Wieś 160306_2*

Obręb: *Większyce 0100*

Położenie: *k.m. , dz. 405, 404, 402, 399, 397, 396*

Godło mapy zas.: *474-344-231, -232*

Skala: *1: 1000*


KERG: *3060-90/2013*

Sporządził dn. *31.10.2013*

GEODETA UPRAWNIONY
Nr upr. 11399 - zakresy 1,2,4

Zbigniew Maciejewski
47-220 KĘDZIERZYN-KOZŁE
ul. Piękna 2A

Usługi Geodezyjno-Kartograficzne S.C.
„GedMax”
ul. Piastowska 1, tel. 77 482 18 51
47-200 Kędzierzyn-Koźle
NIP: 749-14-39-825 REGON: 53145813

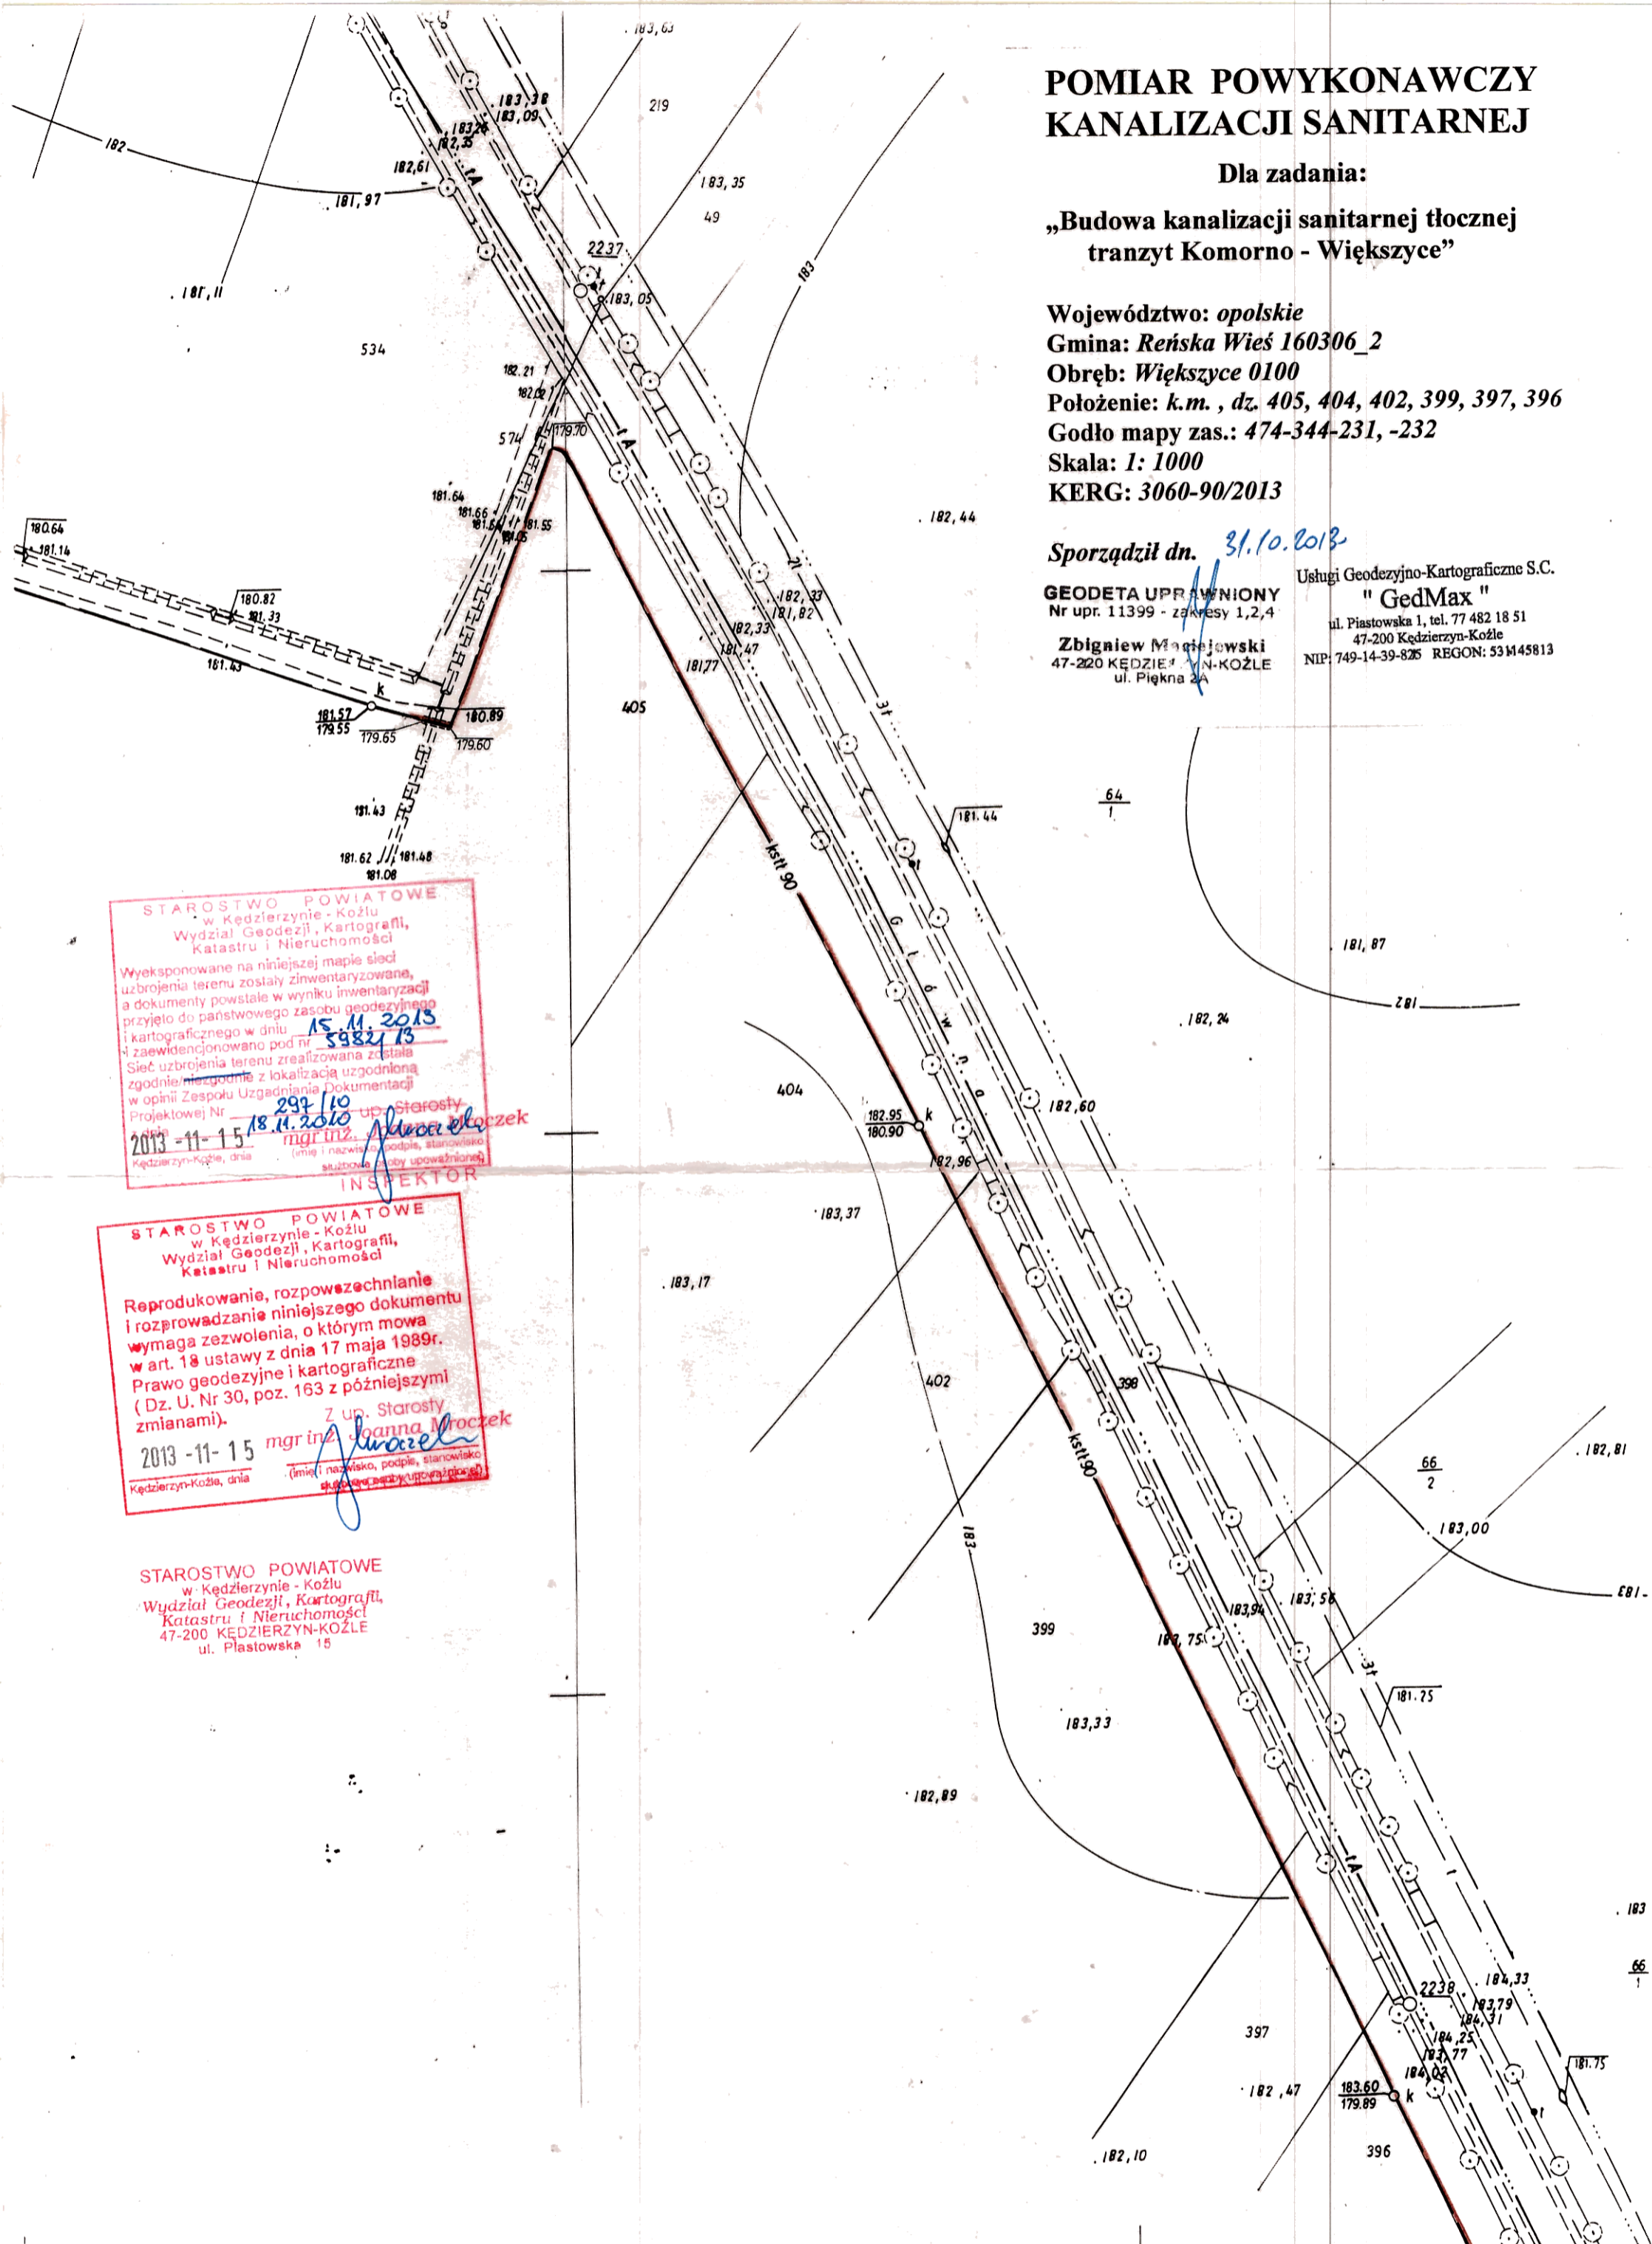

STAROSTWO POWIATOWE
w Kędzierzynie-Koźlu
Wydział Geodezji, Kartografii,
Katastru i Nieruchomości

Wyeksponowane na niniejszej mapie sieci
uzbrojenia terenu zostały zinventaryzowane,
a dokumenty powstałe w wyniku inwentaryzacji
przyjęto do państwowego zasobu geodezyjnego
i kartograficznego w dniu 15.11.2013
i zaewidencjonowano pod nr 5982/13

Sieć uzbrojenia terenu zrealizowana została
zgodnie z lokalizacją uzgodnioną
w opinii Zespołu Uzgadniania Dokumentacji
Projektowej Nr 299/10 z up. Starosty
Kędzierzyn-Koźle, dnia 18.11.2010
mgr inż. Joanna Mroczek
(imię i nazwisko, podpis, stanowisko
służbowe osoby upoważnionej)

INSPEKTOR

STAROSTWO POWIATOWE
w Kędzierzynie-Koźlu
Wydział Geodezji, Kartografii,
Katastru i Nieruchomości

Reprodukowanie, rozpowszechnianie
i rozprowadzanie niniejszego dokumentu
wymaga zezwolenia, o którym mowa
w art. 18 ustawy z dnia 17 maja 1989r.
Prawo geodezyjne i kartograficzne
(Dz. U. Nr 30, poz. 163 z późniejszymi
zmianami).

Z up. Starosty
Kędzierzyn-Koźle, dnia 2013-11-15
mgr inż. Joanna Mroczek
(imię i nazwisko, podpis, stanowisko
służbowe osoby upoważnionej)

STAROSTWO POWIATOWE
w Kędzierzynie-Koźlu
Wydział Geodezji, Kartografii,
Katastru i Nieruchomości
47-200 KĘDZIERZYN-KOZŁE
ul. Piastowska 15