
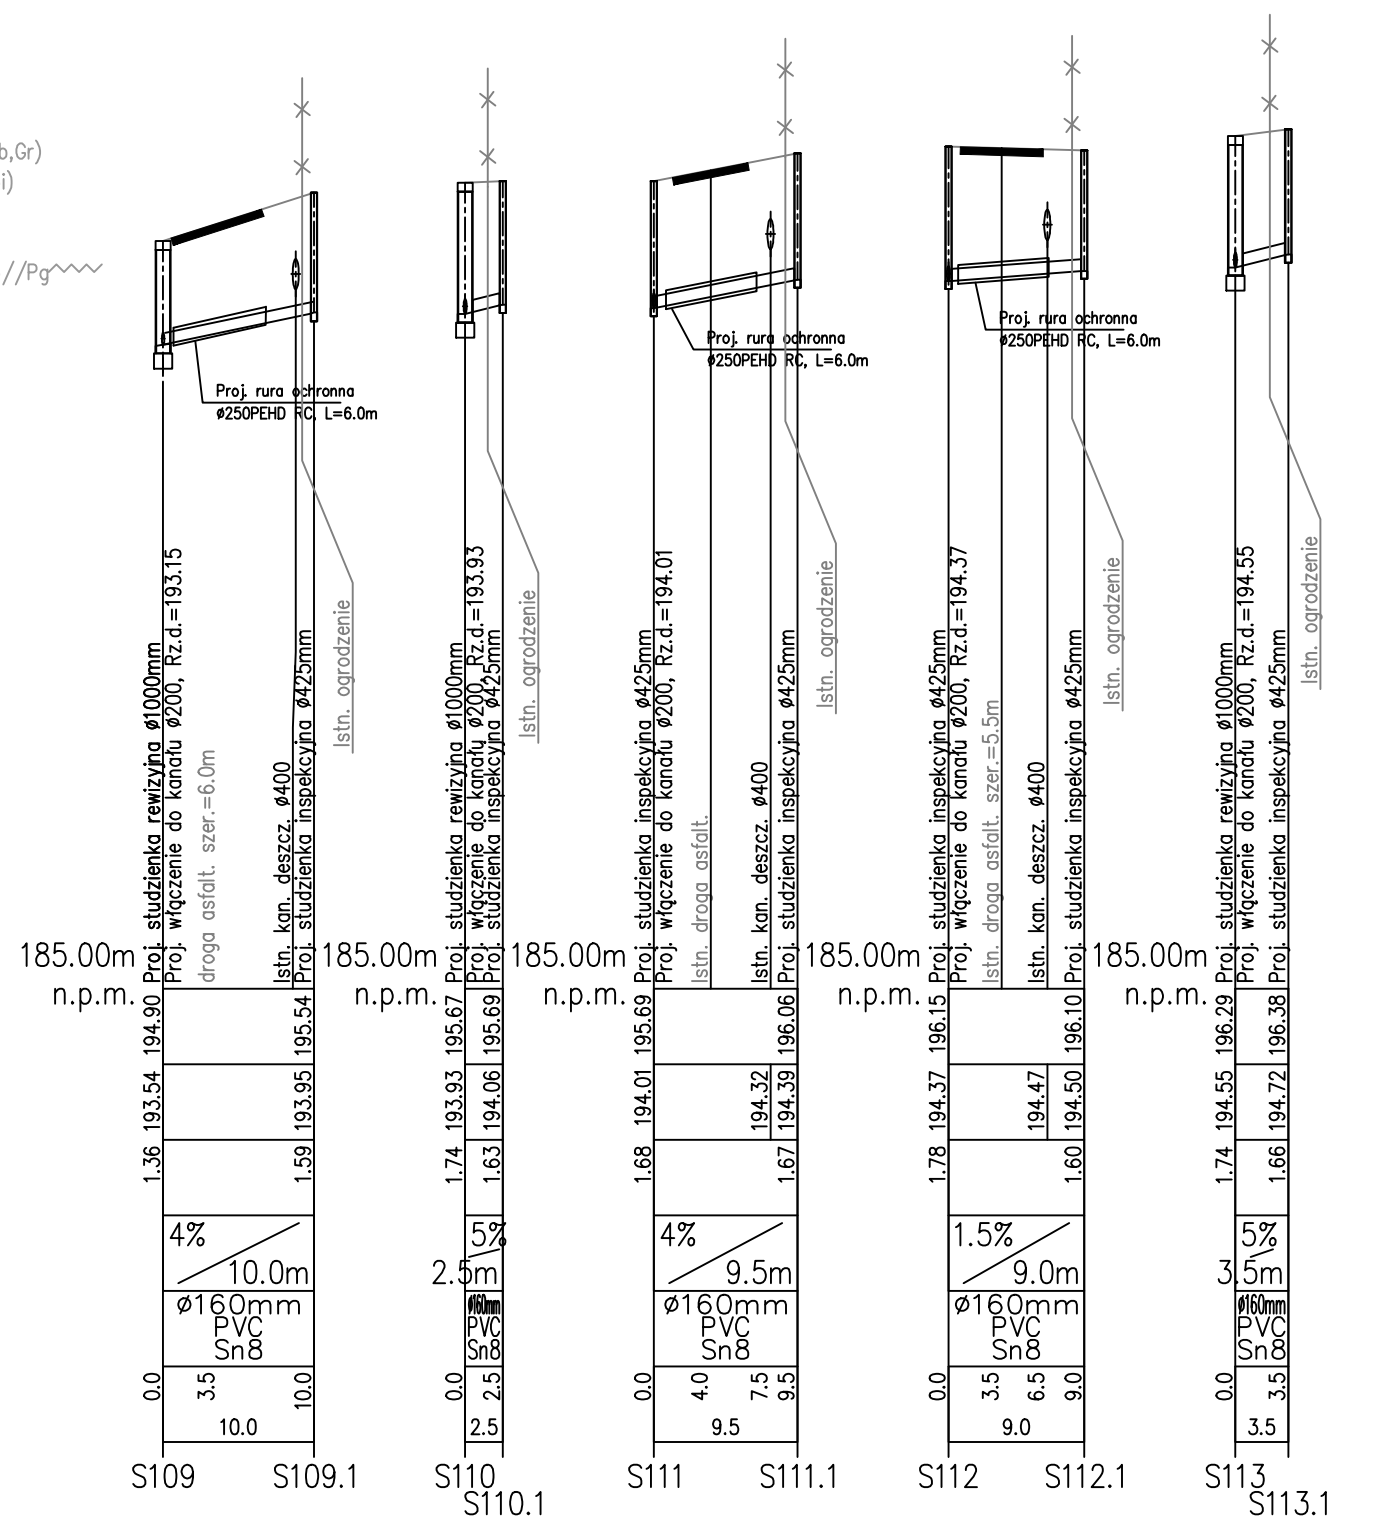
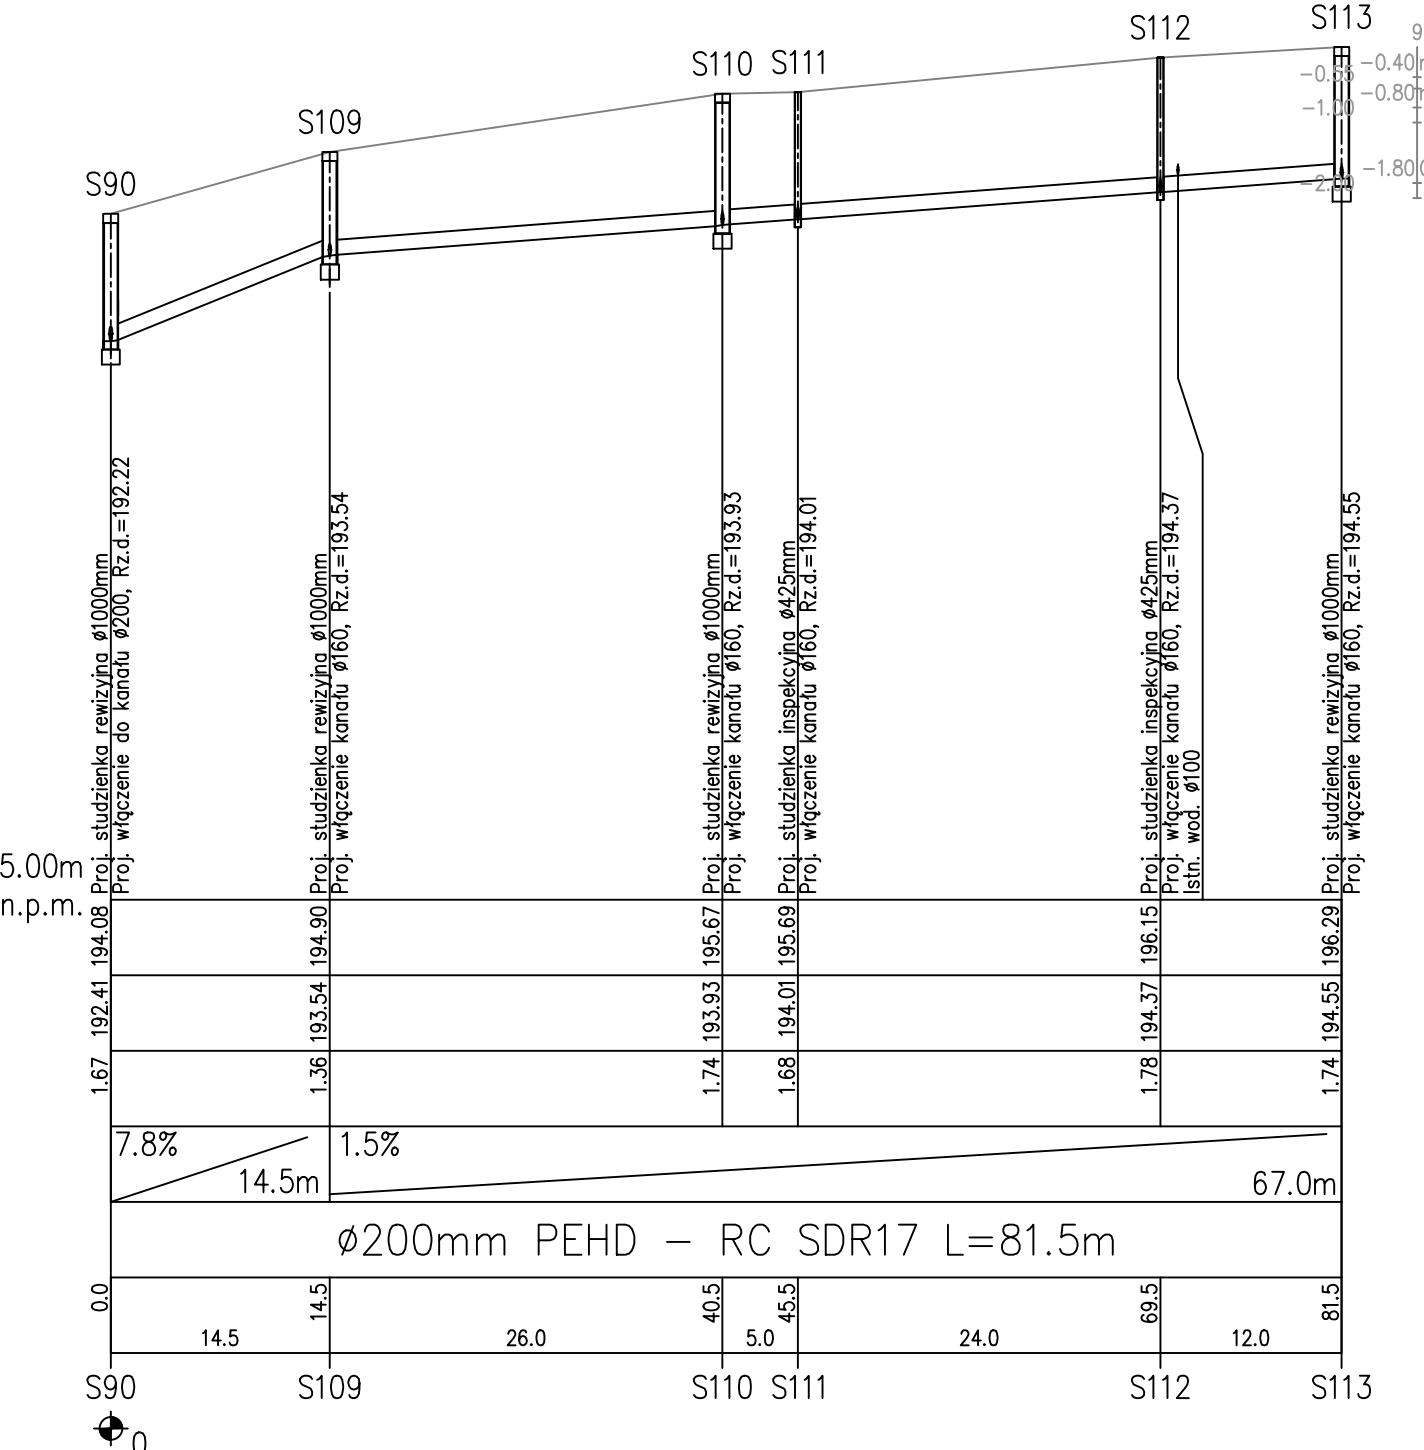
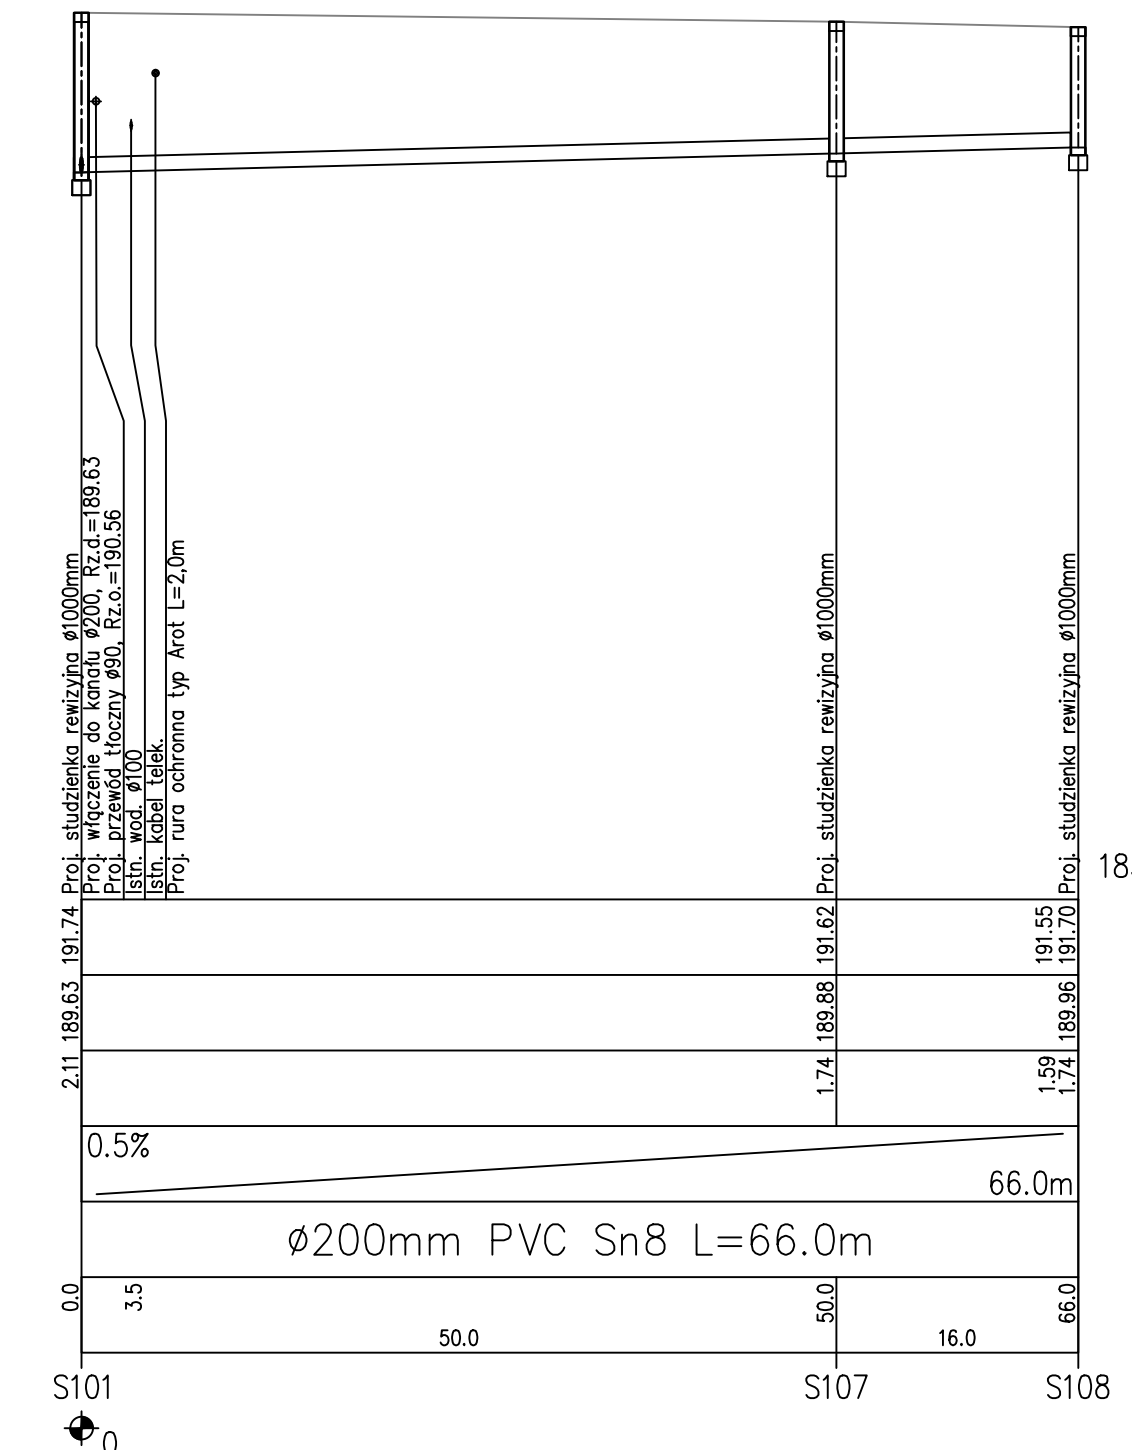


Istniejące zagospodarowanie terenu	Teren Nieuwładzony	Droga szutrowa	Droga asfaltowa	Teren Nieuwładzony - pobocze drogi	Droga asfalt.	Teren Nieuwładzony	Droga asfalt.	Teren Nieuwładzony
Sposób wykonania robót ziemnych	Mechanicznie oraz ręcznie - częściowo na odkład, częściowo z odwozem na odl. do 10 km	Mechanicznie oraz ręcznie z odwozem na odl. do 10 km		Przewiert	Przewiert	Mechan. i ręcznie - cz. na odkład, cz. z odwozem urobku	Przewiert	Mechan. i ręcznie - cz. na odkład, cz. z odwozem urobku
Odwodnienie wykopu	brak odwodnienia	brak odwodnienia		-		Brak odwodnienia	-	Brak odwodnienia
Zasyпка	Podsypka i obsypka piaskiem - częściowa wymiana gruntu	Podsypka i obsypka piaskiem - całkowita wymiana gruntu		-		Podsypka i obsypka piaskiem - częściowa wymiana gruntu	-	Podsypka i obsypka piaskiem - częściowa wymiana gruntu

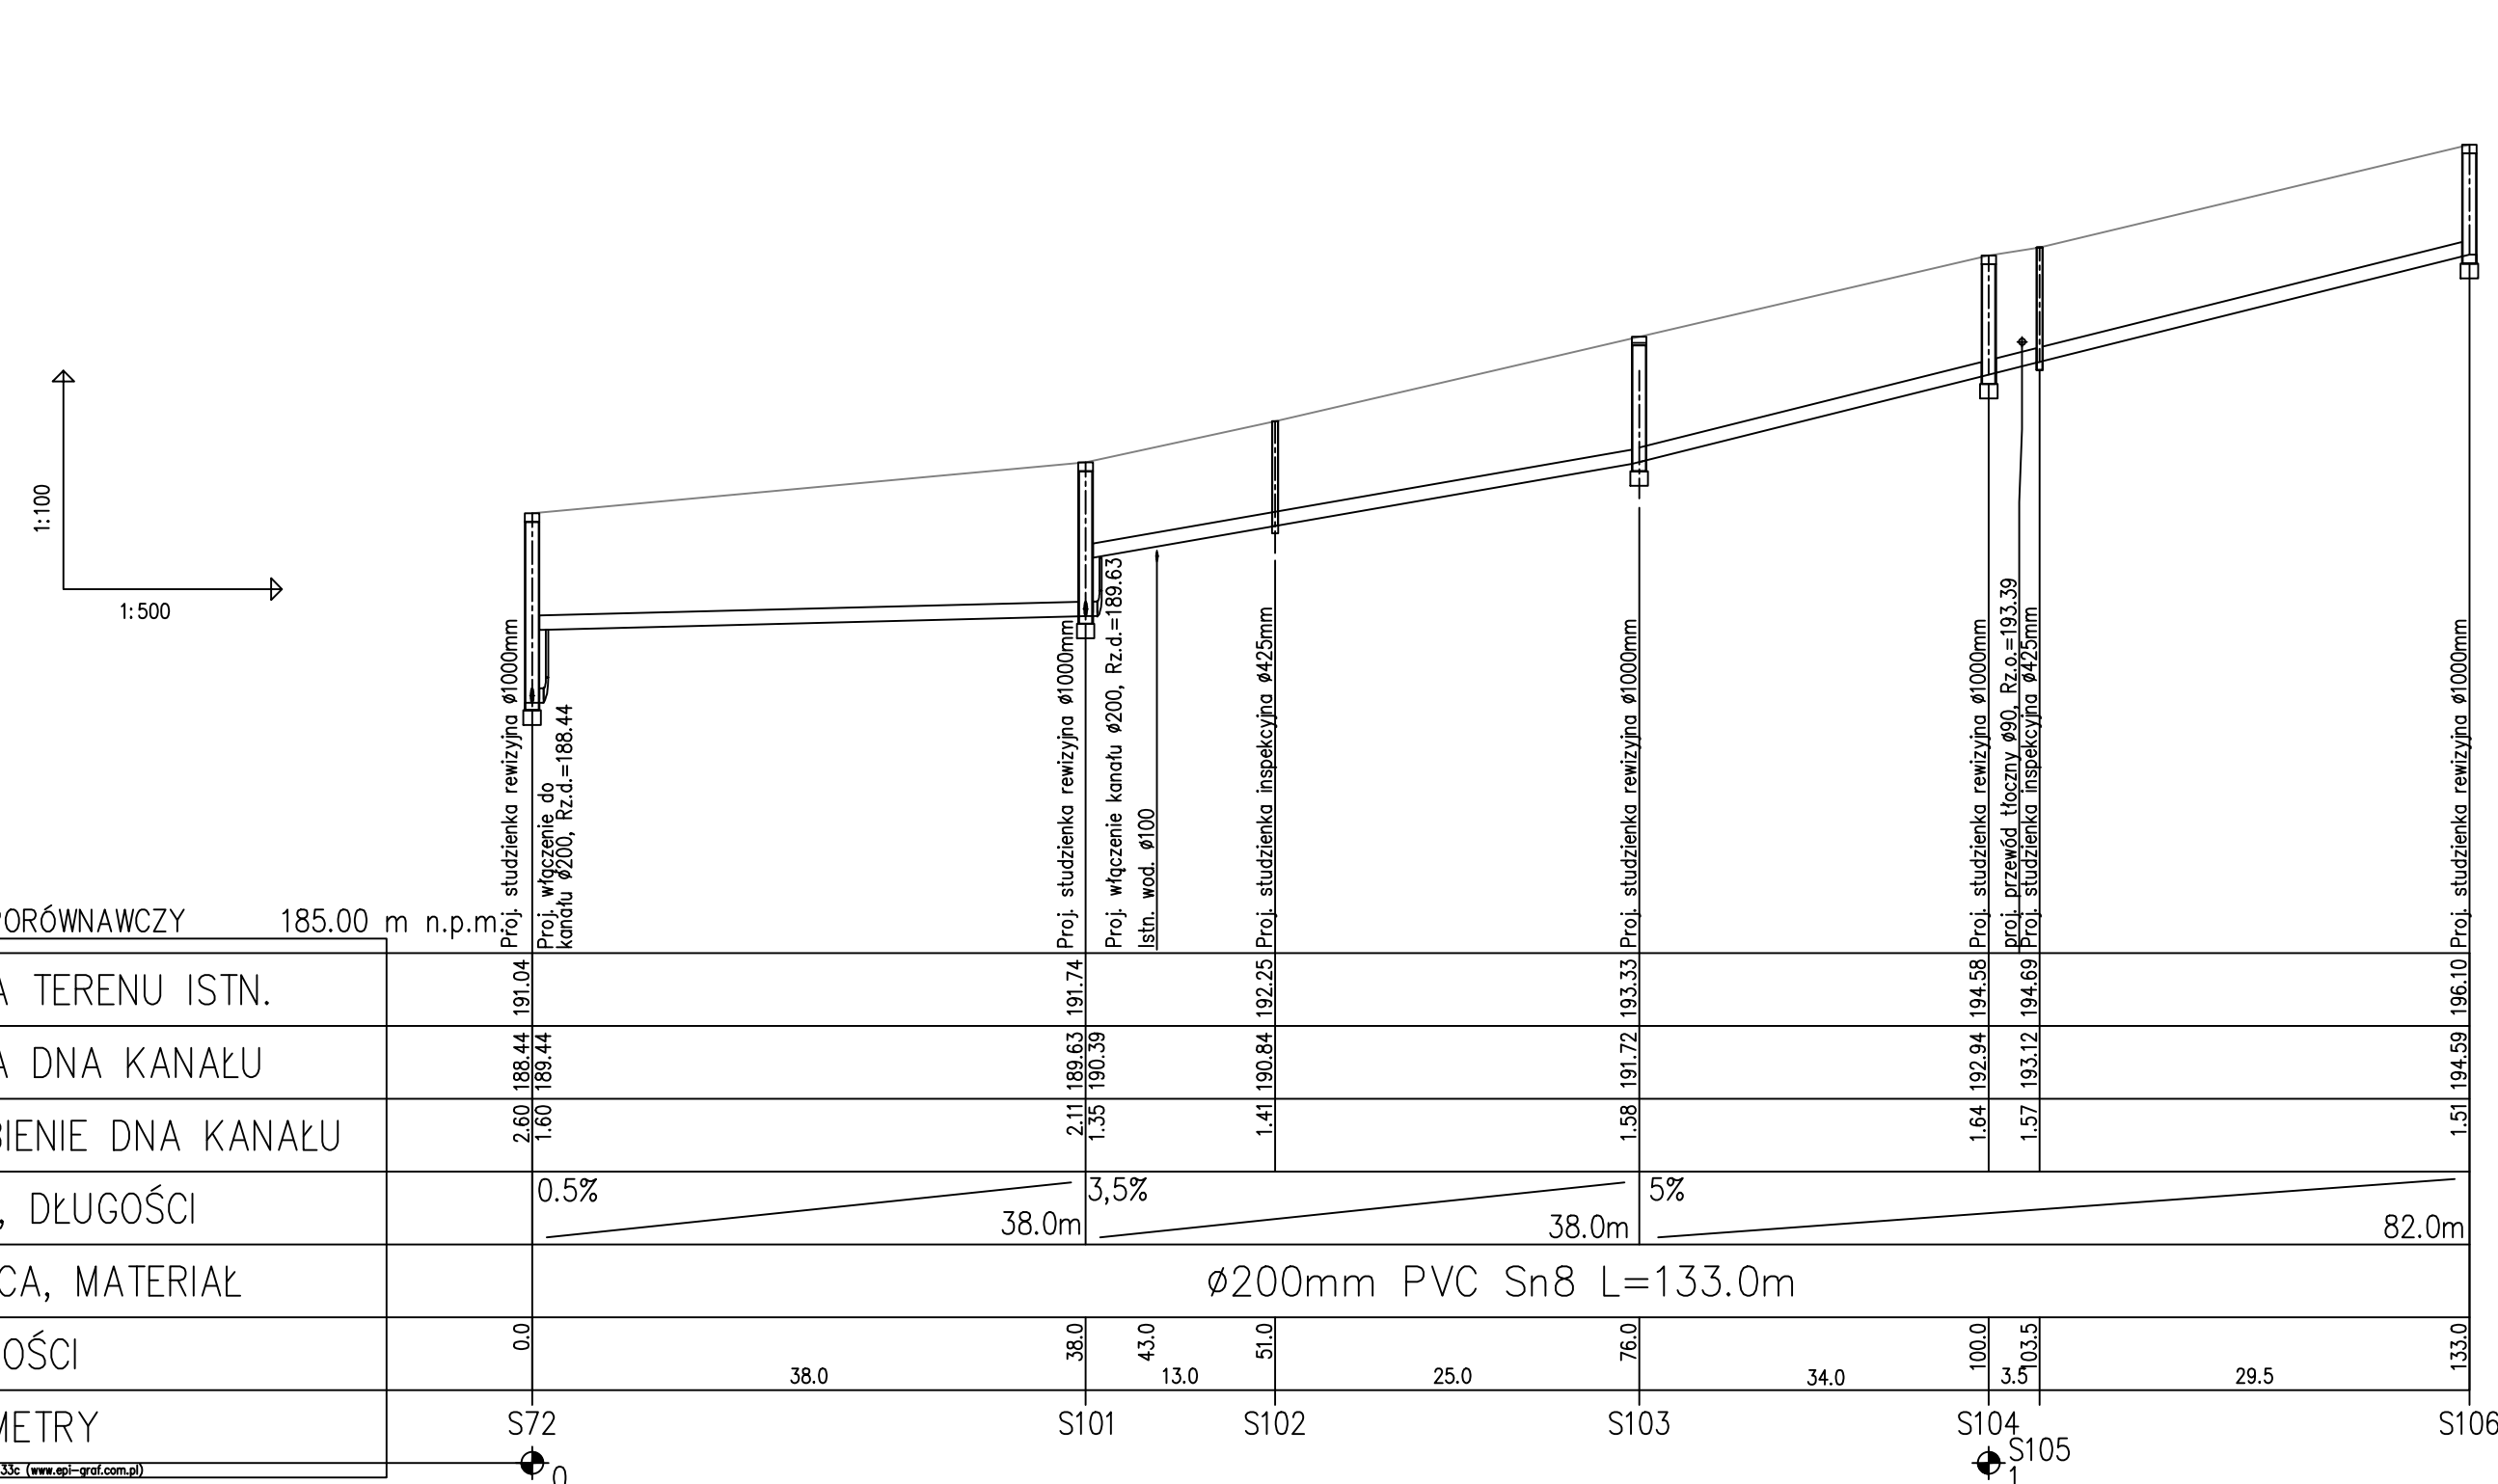

Odgałęzienia boczne wraz z przyłączami do kolektora grawitacyjnego KG2.1  
 S72 - S106  
 S101 - S108  
 S90 - S113  
 Przyłącza do S108 -S113

**UWAGA:**  
 W trakcie realizacji budowy kanalizacji sanitarnej należy dokonać odkrywki w miejscu istniejącego uzbrojenia (woda, kanalizacja deszczowa, kable).

**PIWIS**  
 ZAKŁAD PROJEKTOWANIA I WYKONAWSTWA  
 tel./fax. (077)4546533 e-mail: piwis@mik.pl

TYTUŁ PROJEKTU	PROJEKT BUDOWY KANALIZACJI SANITARNEJ W ŁĘZCACH		STADIUM P.W.
OBIEKT	KANALIZACJA SANITARNA		
ADRES	OBREB ŁĘŻCZE, GMINA RĘSKA WIEŚ	BRANŻA	DATA
NAZWA RYSUNKU	Profilę podłużne - kanalizacja grawitacyjna - zlewnia PSZ	SANITARNA	12.2014
FUNKCJA	ZESPÓŁ PROJEKTOWY	NR UPR.	PODPIS
PROJEKOWAŁ	mgr inż. Zdzisław Czuczwała	6/89/Op	
OPRACOWAŁ	mgr inż. Michał Karpowicz		
SPRAWDZIŁ	mgr inż. Grzyzna Jurowicz	350/94/Op	
KIER.PRACOWNI	mgr inż. Zdzisław Czuczwała	6/89/Op	
INWESTOR	URZĄD GMINY RĘSKA WIEŚ ul. Pawłowicka 1 47 - 208 Ręska Wieś	SKALA 1:100/500	NR RYSUNKU 2.8