


LEGENDA:

- Granice działek ewidencyjnych
- Projektowane przyłącze kanalizacji sanitarnej tłocznej
- Projektowana sieć kanalizacji sanitarnej tłocznej (I etap inwestycji) wg. Narady Koordynacyjnej nr G.6630.57.2015
- Projektowana przydomowa przepompownia ścieków
- Istniejący kabel telekomunikacyjny
- 1 Odwierty geologiczne

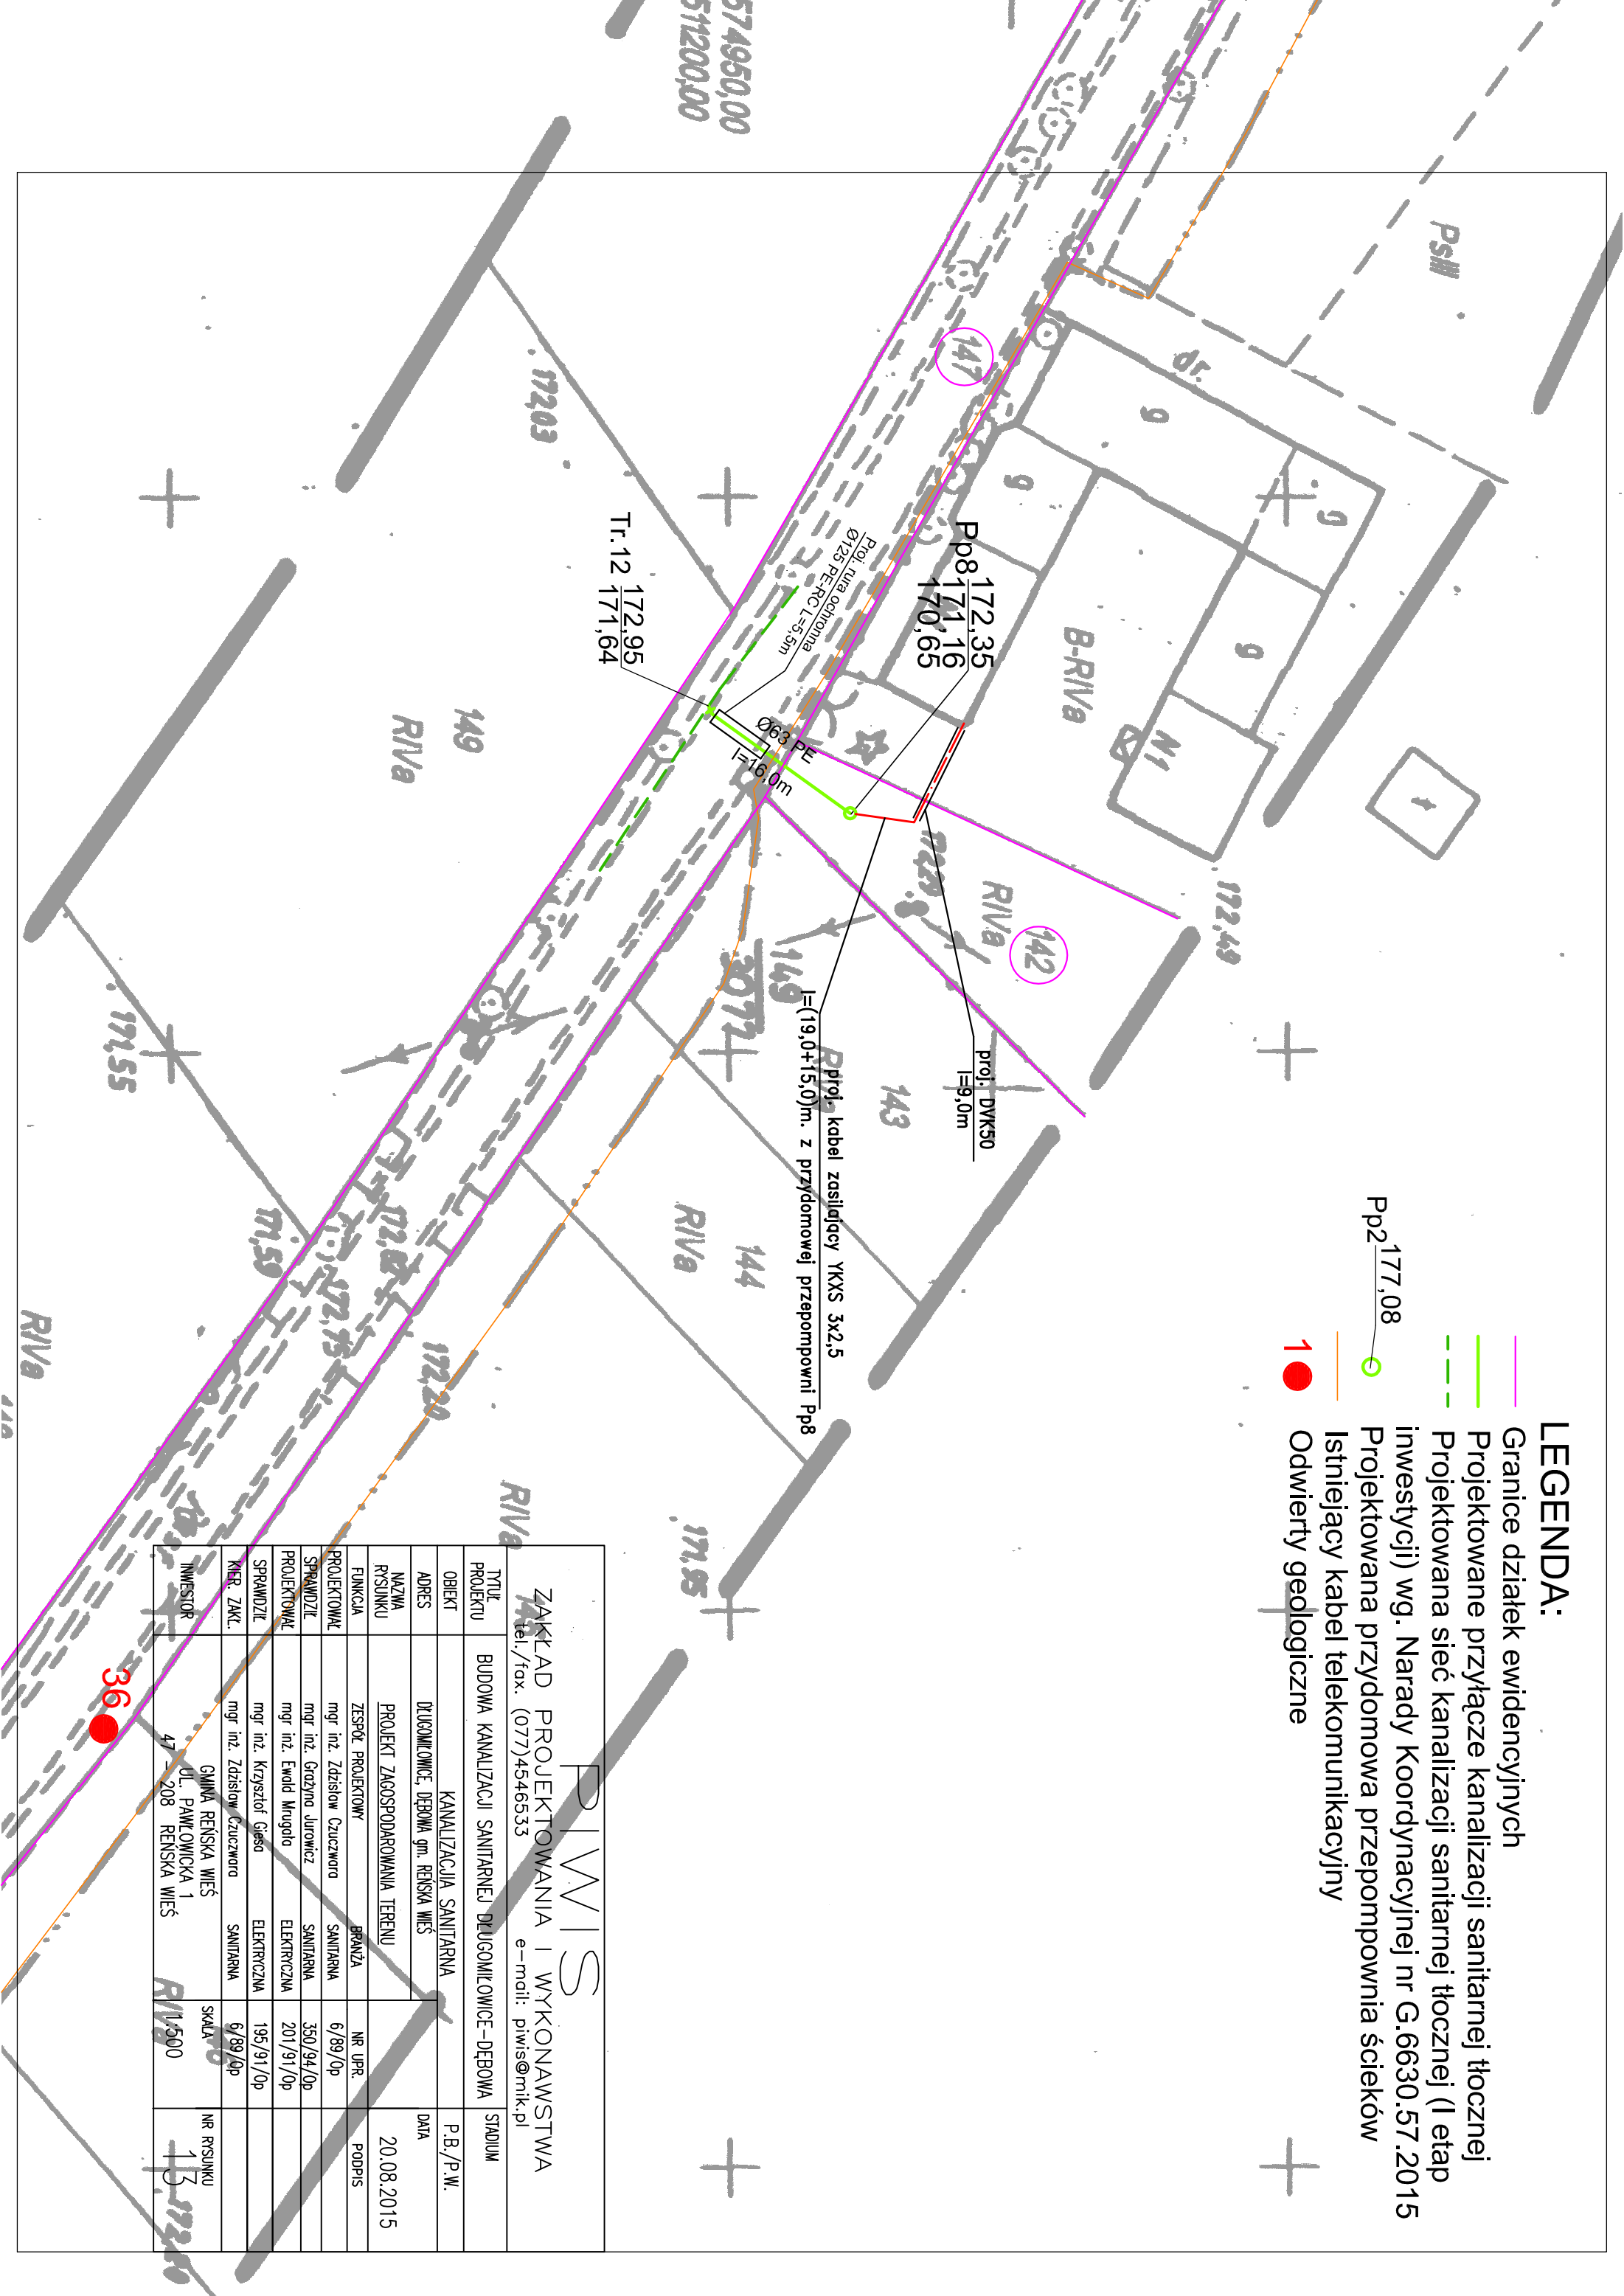

574950,00
51200,00

PIWIS	
ZAKŁAD PROJEKTOWANIA I WYKONAWSTWA	
tel./fax. (077)4546533 e-mail: piwis@mtk.pl	
TYTUL PROJEKTU	BUDOWA KANALIZACJI SANITARNEJ DEJONKOWICE-DEBOWA
OBIEKT	KANALIZACJA SANITARNA
ADRES	DEJONKOWICE, DEBOWA gm. RENSKA WIEŚ
NAZWA RYSUNKU	PROJEKT ZAGOSPODAROWANIA TERENU
FUNKCJA	ZESPÓŁ PROJEKTOWY
PROJEKTOWAŁ	mgr inż. Zdzisław Czuczwora
SPRAWDZIŁ	mgr inż. Grzegorz Jurowicz
PROJEKTOWAŁ	mgr inż. Ewald Mingoła
SPRAWDZIŁ	mgr inż. Krzysztof Gęś
KIER. ZAK.	mgr inż. Zdzisław Czuczwora
INWESTOR	GMINA RENSKA WIEŚ UL. PAWŁOWICKA 1 47-208 RENSKA WIEŚ
SKALA	1:500
NR RYSUNKU	15

20.08.2015

DATA

P.B./P.W.

STADIUM

PODPIS

NR UPR.

BRANŻA

SAITARNA

6/89/0p

350/94/0p

201/91/0p

195/91/0p

ELEKTRYCZNA

6/89/0p

SAITARNA

SKALA

1:500

NR RYSUNKU

15