


Istniejące zagospodarowanie terenu	Teren utwardzony- droga asfaltowa	Teren nieutwardzony
Sposób wykonania robót ziemnych	Wykop otwarty, mechanicznie oraz ręcznie	Wykop otwarty, mechanicznie oraz ręcznie
Odwodnienie wykopu	Bez odwodnienia	Bez odwodnienia
Zasyпка kanału	Podsypka i obryska piaskiem- całkowita wymiana gruntu	Podsypka i obryska piaskiem- częściowa wymiana gruntu

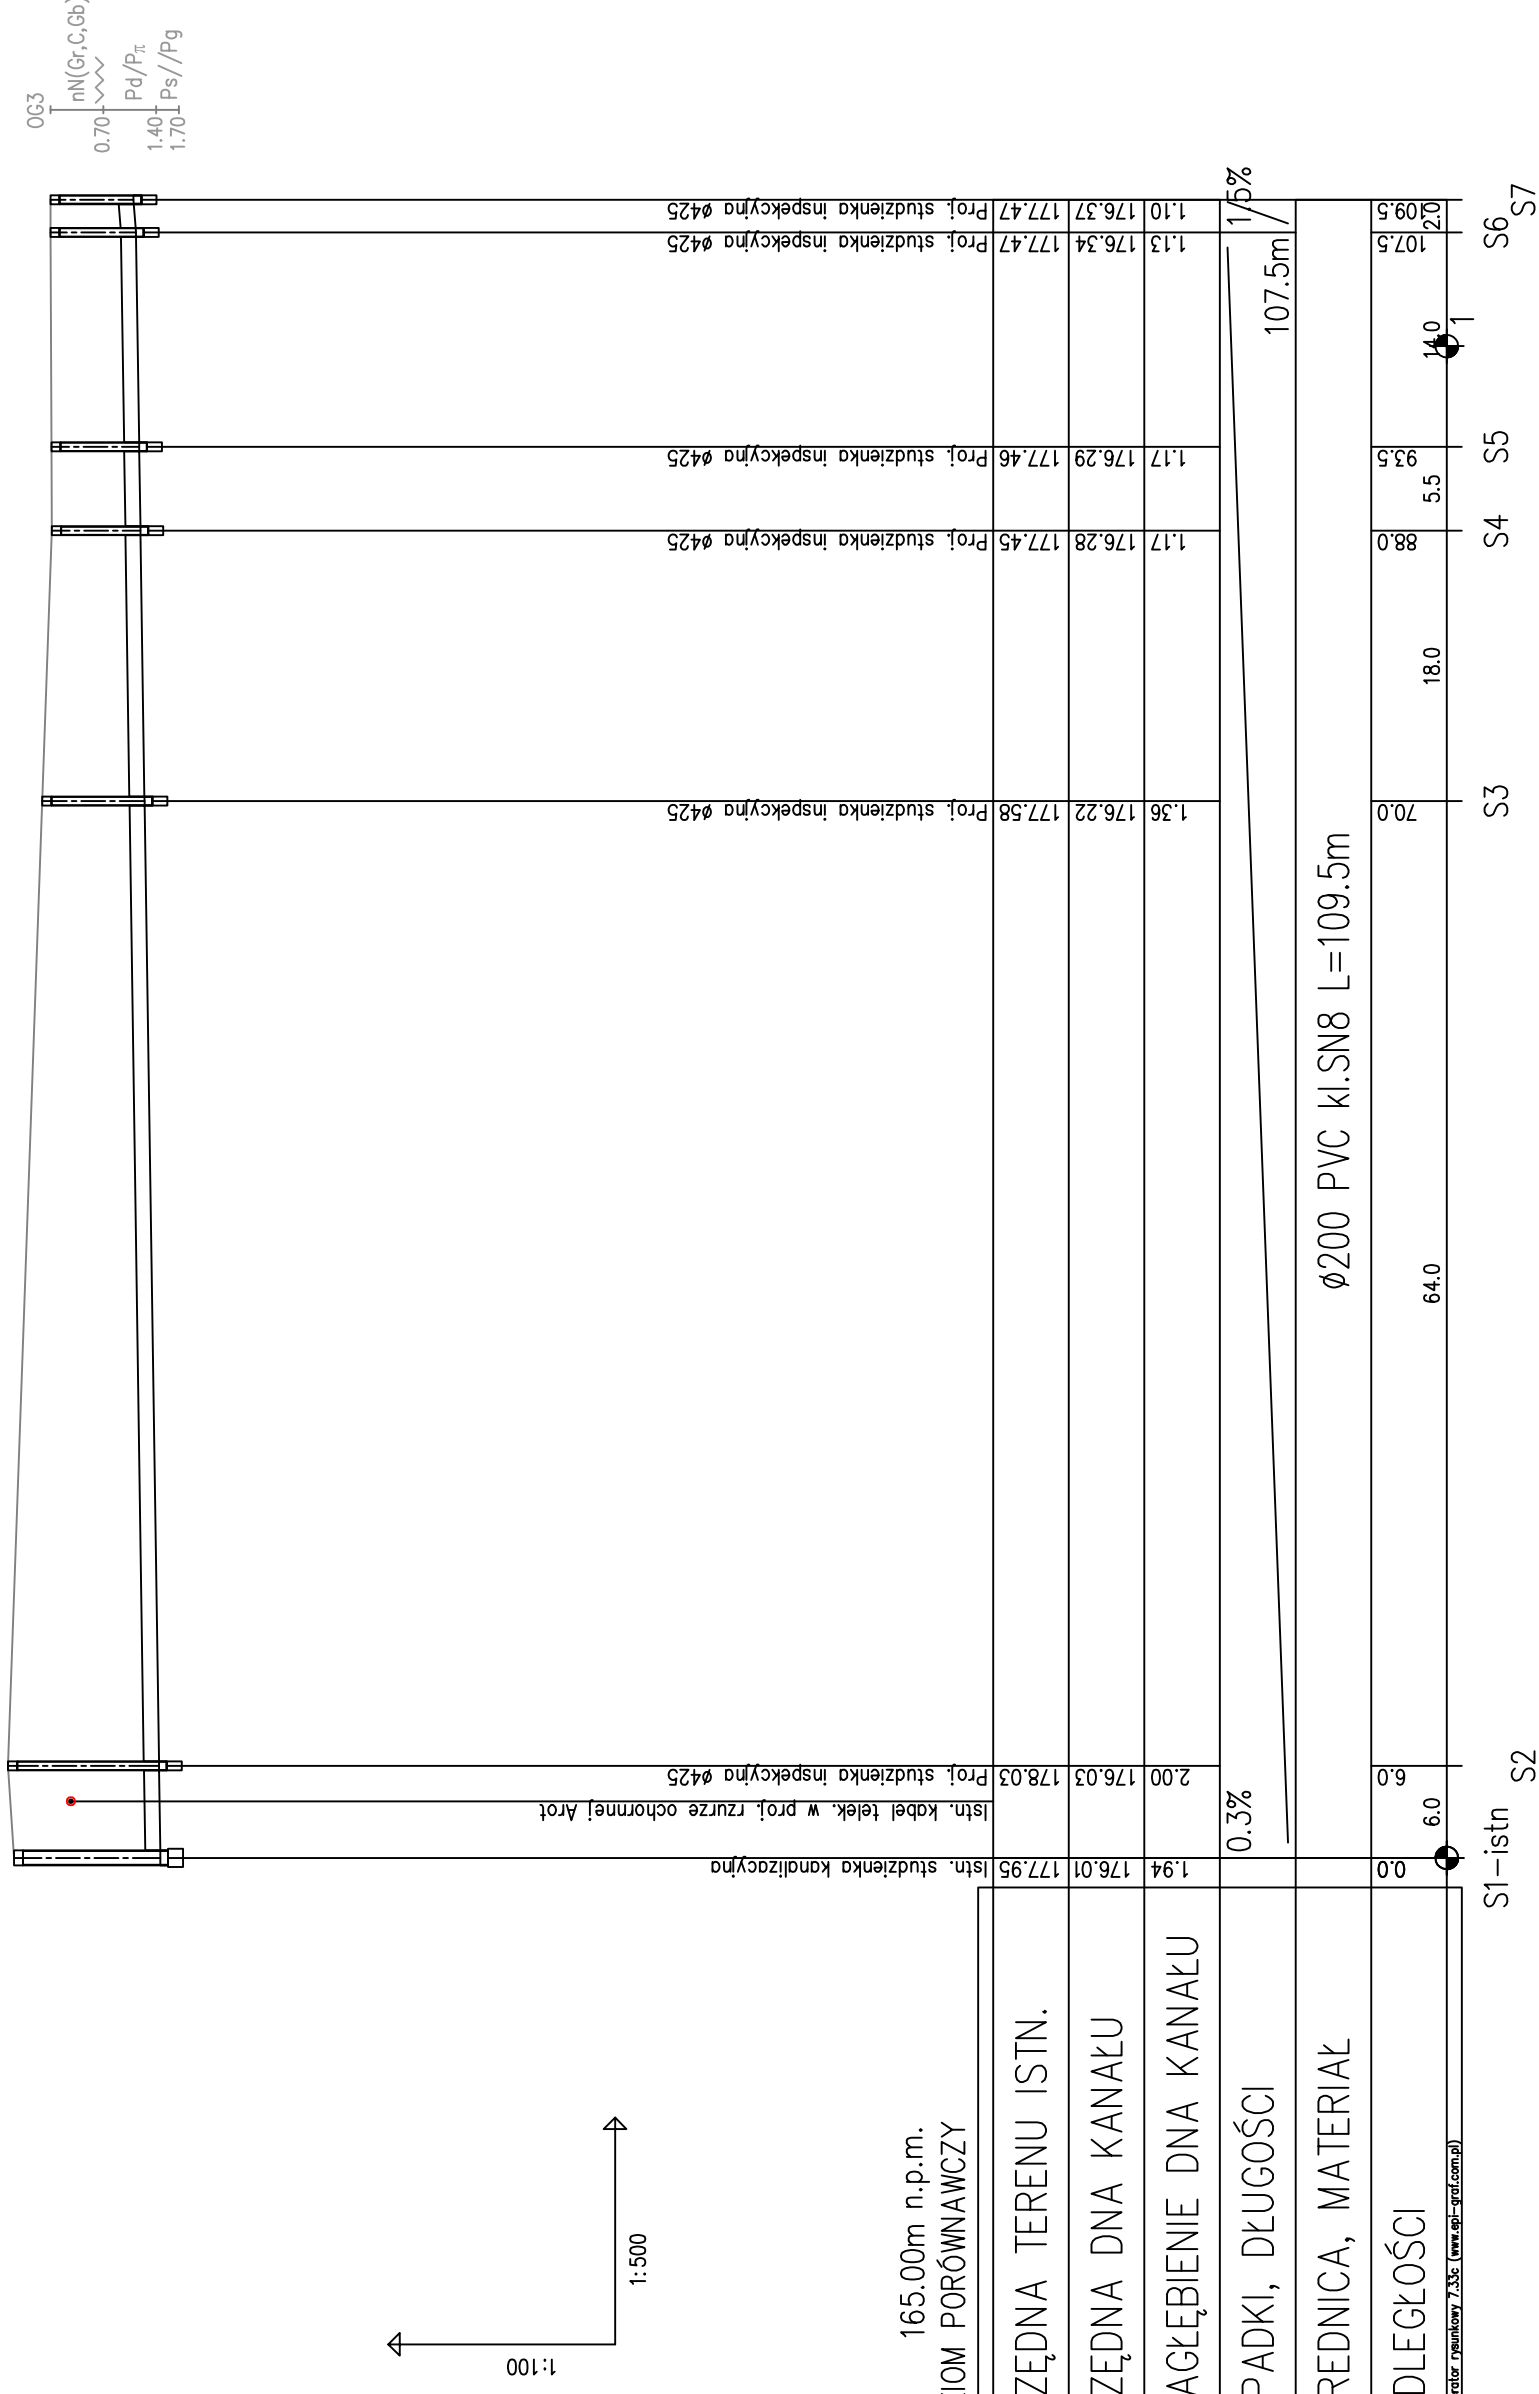

**UWAGA:**  
W trakcie realizacji budowy kanalizacji sanitarnej należy dokonać odkrywki w miejscu istniejącego uzbrojenia (woda, kable).

<b>PIWIS</b>	
ZAKŁAD PROJEKTOWANIA I WYKONAWSTWA tel./fax. (077)4546533 e-mail: piwis@mik.pl	
TYTUŁ PROJEKTU	BUDOWA KANALIZACJI SANITARNEJ DŁUGOMIŁOWICE-DĘBOWA STADIUM
OBIEKT	Przyłącze kanalizacji sanitarnej
ADRES	DŁUGOMIŁOWICE, DĘBOWA, gm. RENSKA WIEŚ
NAZWA RYSUNKU	Profil podłużny przyłącza kanalizacji sanitarnej
FUNKCJA	ZESPÓŁ PROJEKTOWY
OPRACOWAŁ	mgr inż. Zdzisław Czuczwała
SPRAWDZIŁ	mgr inż. Wojciech Pipala
KIER. ZAKŁ.	mgr inż. Zdzisław Czuczwała
INWESTOR	SKALA 1:100/500
	BRANŻA SANITARNA
	NR UPR. 6/89/Op
	DATA 20.08.2015
	PODPIS
	NR RYSUNKU
	SKALA
	UL. PAWŁOWICKA 1
	47 - 208 RENSKA WIEŚ
	16