

Województwo: *opolskie*
 Gmina: *Reńska Wieś 160306_2*
 Obręb: *Dębowa*
 Położenie: km., dz. 299; 274
 Godło mapy zas.: 484-211-214
 Skala: 1: 1000
 Powiększenie: 1:500
 G.6640.1.1376.2014
 Dz. zam.: 7804/2014
 Układ współrzędnych „2000”
 Poziom odniesienia „Kronsztadt”

Sporządził dn. 24.01.2015

GEODETA UPRRAWNIONY
 Nr upraw. 13399 - zakresy 1,2,4
 Zbigniew Maciejewski
 47-200 REŃSKA WIEŚ-KOZŁE
 ul. Piłsudskiego 2A


Usługi Geodezyjno-Kartograficzne S.C.
 „GedMax”
 ul. Piłsudskiego 1, ul. 173, 62, 13, 15
 47-200 Kęlny Strzyki
 NIP: 784-14-9-825 REGON: 53134843

„Wykazane na niniejszej mapie granice nieruchomości nie zostały określone z wymaganą dokładnością pomiaru.
 Niniejsza mapa została wykonana bez ustalenia obciążeń dot. służebności gruntowych.”

ARKUSZ 13 z 13

SZKIC PRZEGLĄDOWY ARKUSZY

ARK.1			
ARK.2			
ARK.3			
ARK.4	ARK.5		
ARK.11	ARK.10	ARK.6	
	ARK.9	ARK.7	ARK.8
	ARK.13	ARK.12	

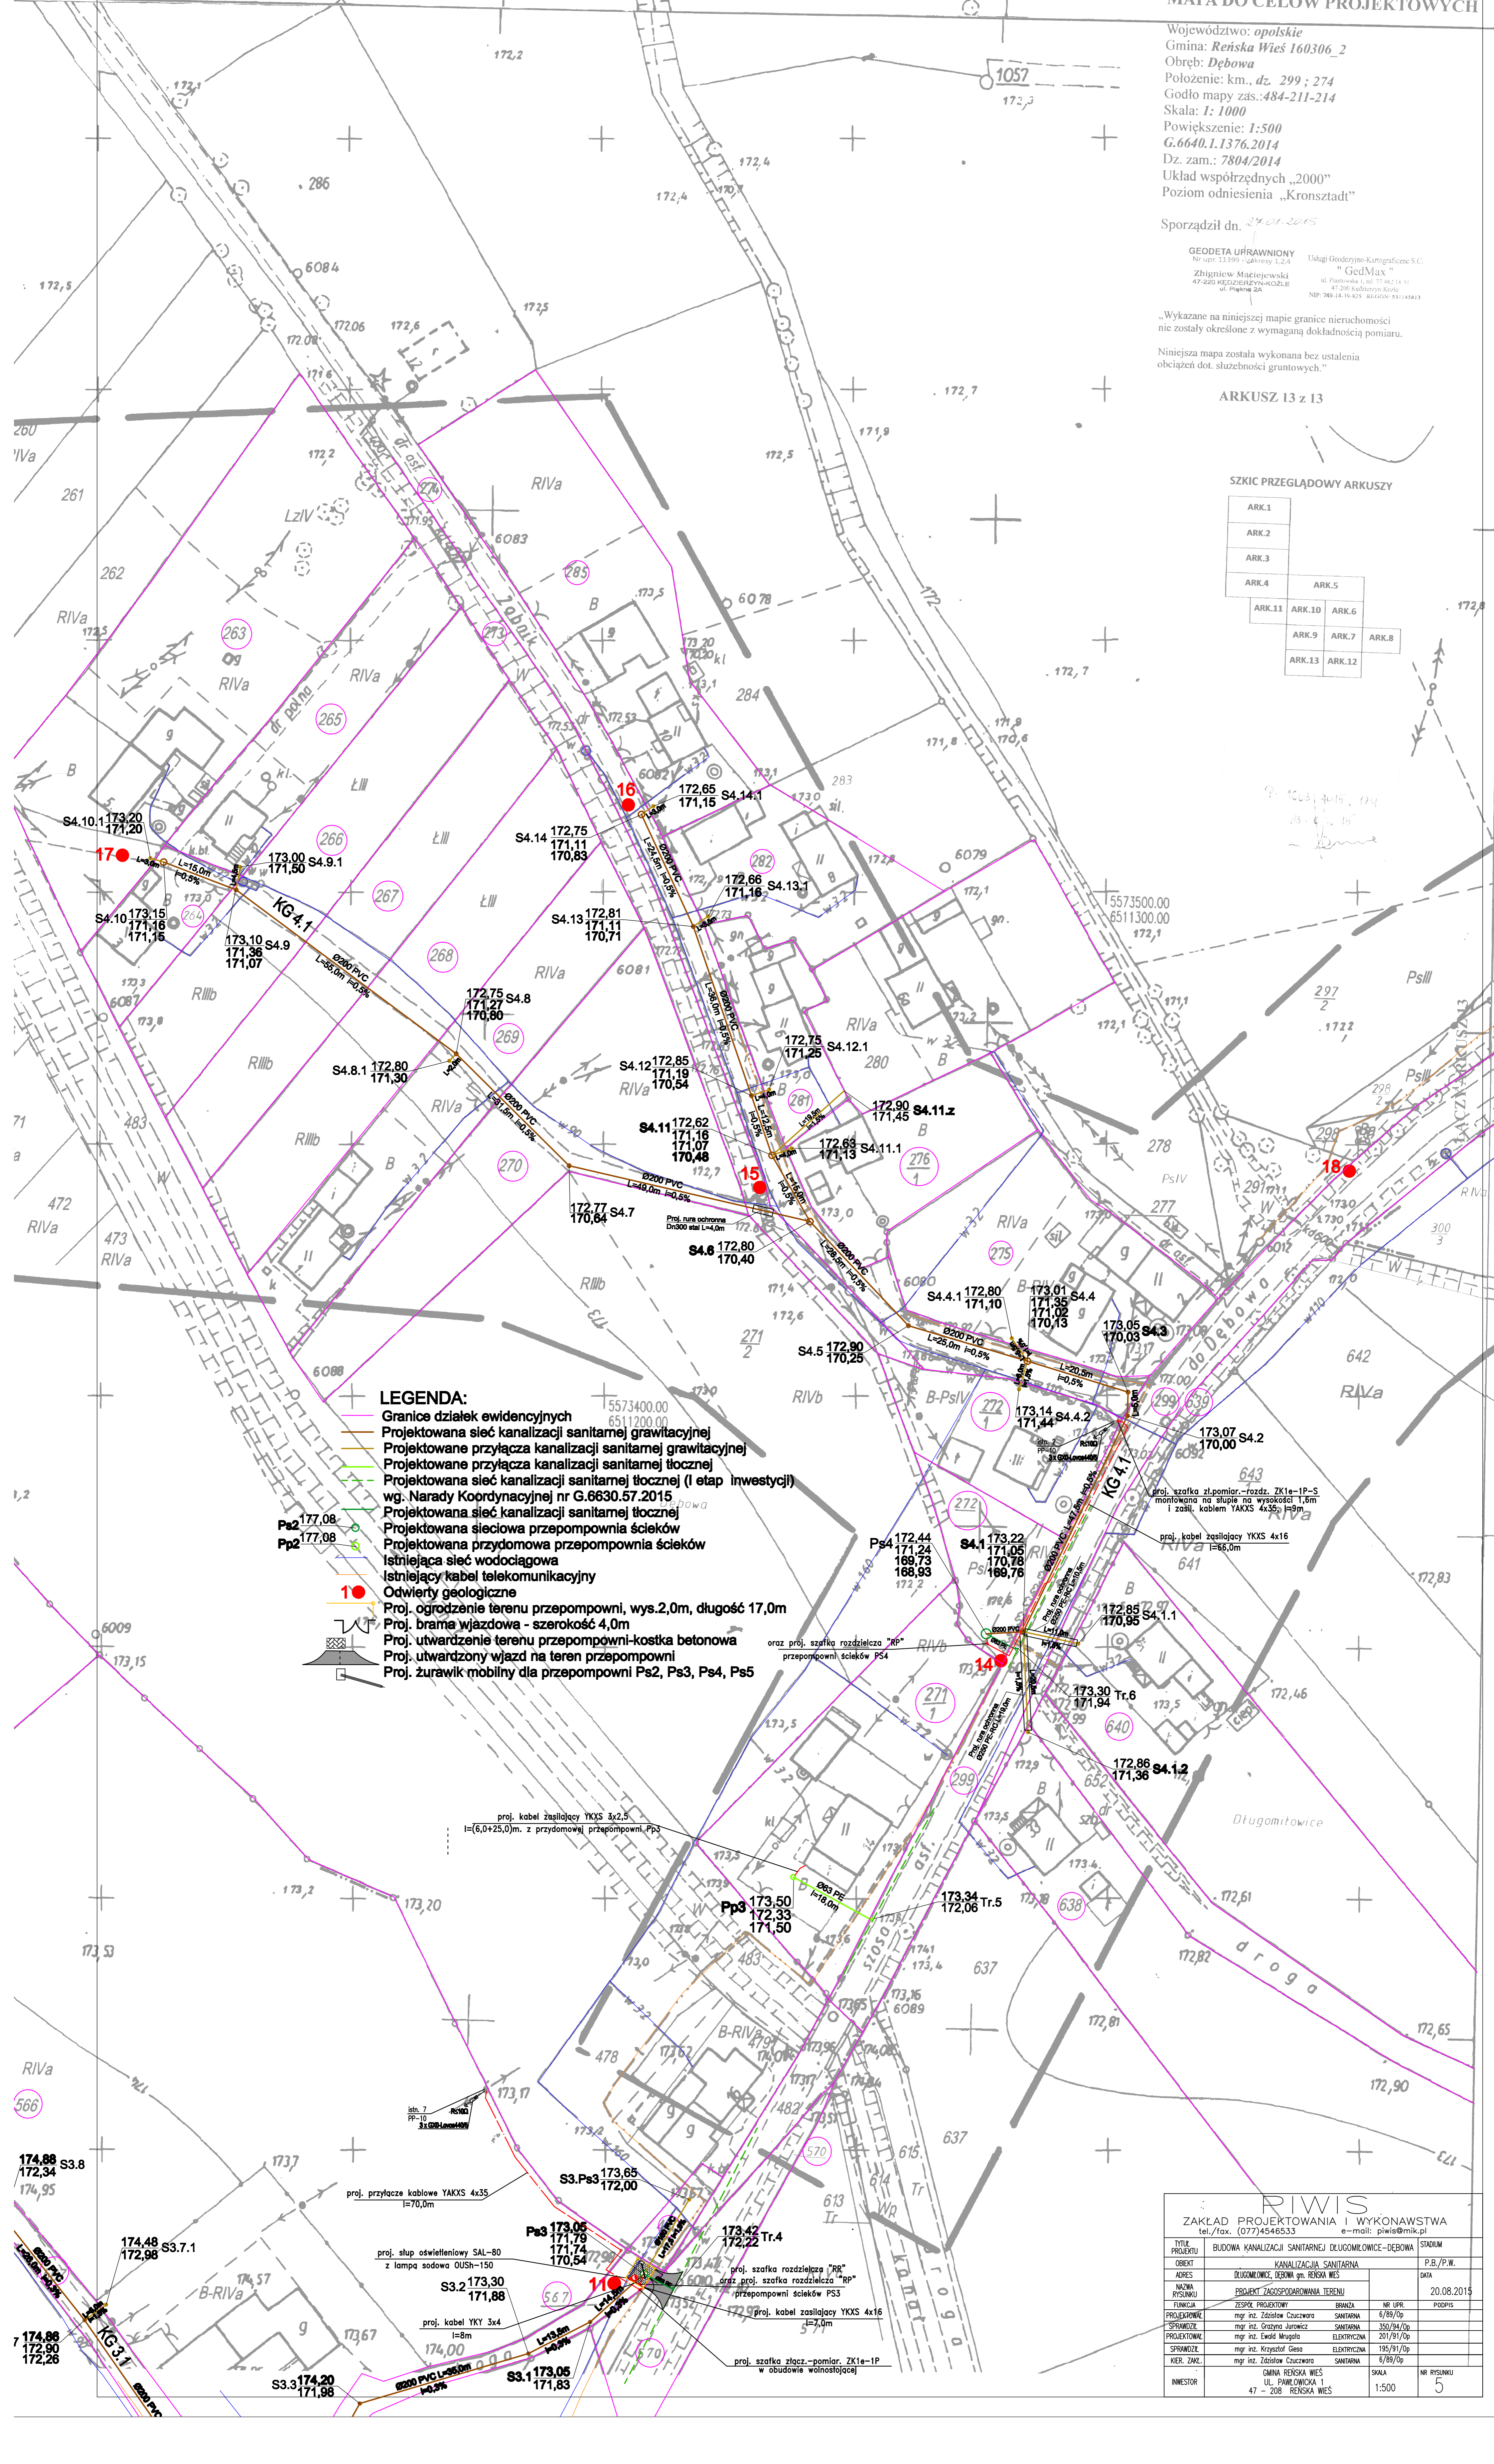

- LEGENDA:**
- Granice działek ewidencyjnych
 - Projektowana sieć kanalizacji sanitarnej grawitacyjnej
 - Projektowane przyłącza kanalizacji sanitarnej grawitacyjnej
 - Projektowane przyłącza kanalizacji sanitarnej tłocznej
 - Projektowana sieć kanalizacji sanitarnej tłocznej (I etap inwestycji) wg. Narady Koordynacyjnej nr G.6630.57.2015
 - Projektowana sieć kanalizacji sanitarnej tłocznej
 - Projektowana sieciowa przepompownia ścieków
 - Projektowana przydomowa przepompownia ścieków
 - Istniejąca sieć wodociągowa
 - Istniejący kabel telekomunikacyjny
 - Odwerty geologiczne
 - Proj. ogrodzenie terenu przepompowni, wys.2,0m, długość 17,0m
 - Proj. brama wjazdowa - szerokość 4,0m
 - Proj. utwardzenie terenu przepompowni-kostka betonowa
 - Proj. utwardzony wjazd na teren przepompowni
 - Proj. żurawik mobilny dla przepompowni Ps2, Ps3, Ps4, Ps5

TYTUŁ PROJEKTU		BUDOWA KANALIZACJI SANITARNEJ DŁUGOMIŁOWICZ-DEBOWA		STADIUM	
OBIEKT		KANALIZACJA SANITARNA		P.B./P.W.	
ADRES		DŁUGOMIŁOWICZ, DEBOWA gm. REŃSKA WIEŚ		DATA	20.08.2015
NAZWA RYSUNKU		PROJEKT ZAGOSPODAROWANIA TERENU		POCIS	
FUNKCJA		ZESPÓŁ PROJEKTOWY		BRANŻA	NR UPR.
PROJEKOWAŁ		mgr inż. Zdzisław Czuczawa		SANITARNIA	6/89/Op
SPRAWDZIŁ		mgr inż. Grzegorz Jurek		SANITARNIA	350/94/Op
PROJEKOWAŁ		mgr inż. Ewald Muggala		ELEKTRYCZNA	201/91/Op
SPRAWDZIŁ		mgr inż. Krzysztof Gęsa		ELEKTRYCZNA	185/91/Op
KER. ZAŁ.		mgr inż. Zdzisław Czuczawa		SANITARNIA	6/89/Op
INWESTOR		GMINA REŃSKA WIEŚ UL. PAWŁOWICKA 1 47 - 206 REŃSKA WIEŚ		SKALA	NR RYSUNKU
				1:500	5