 
 
 






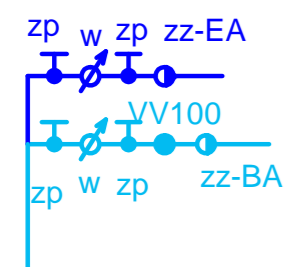

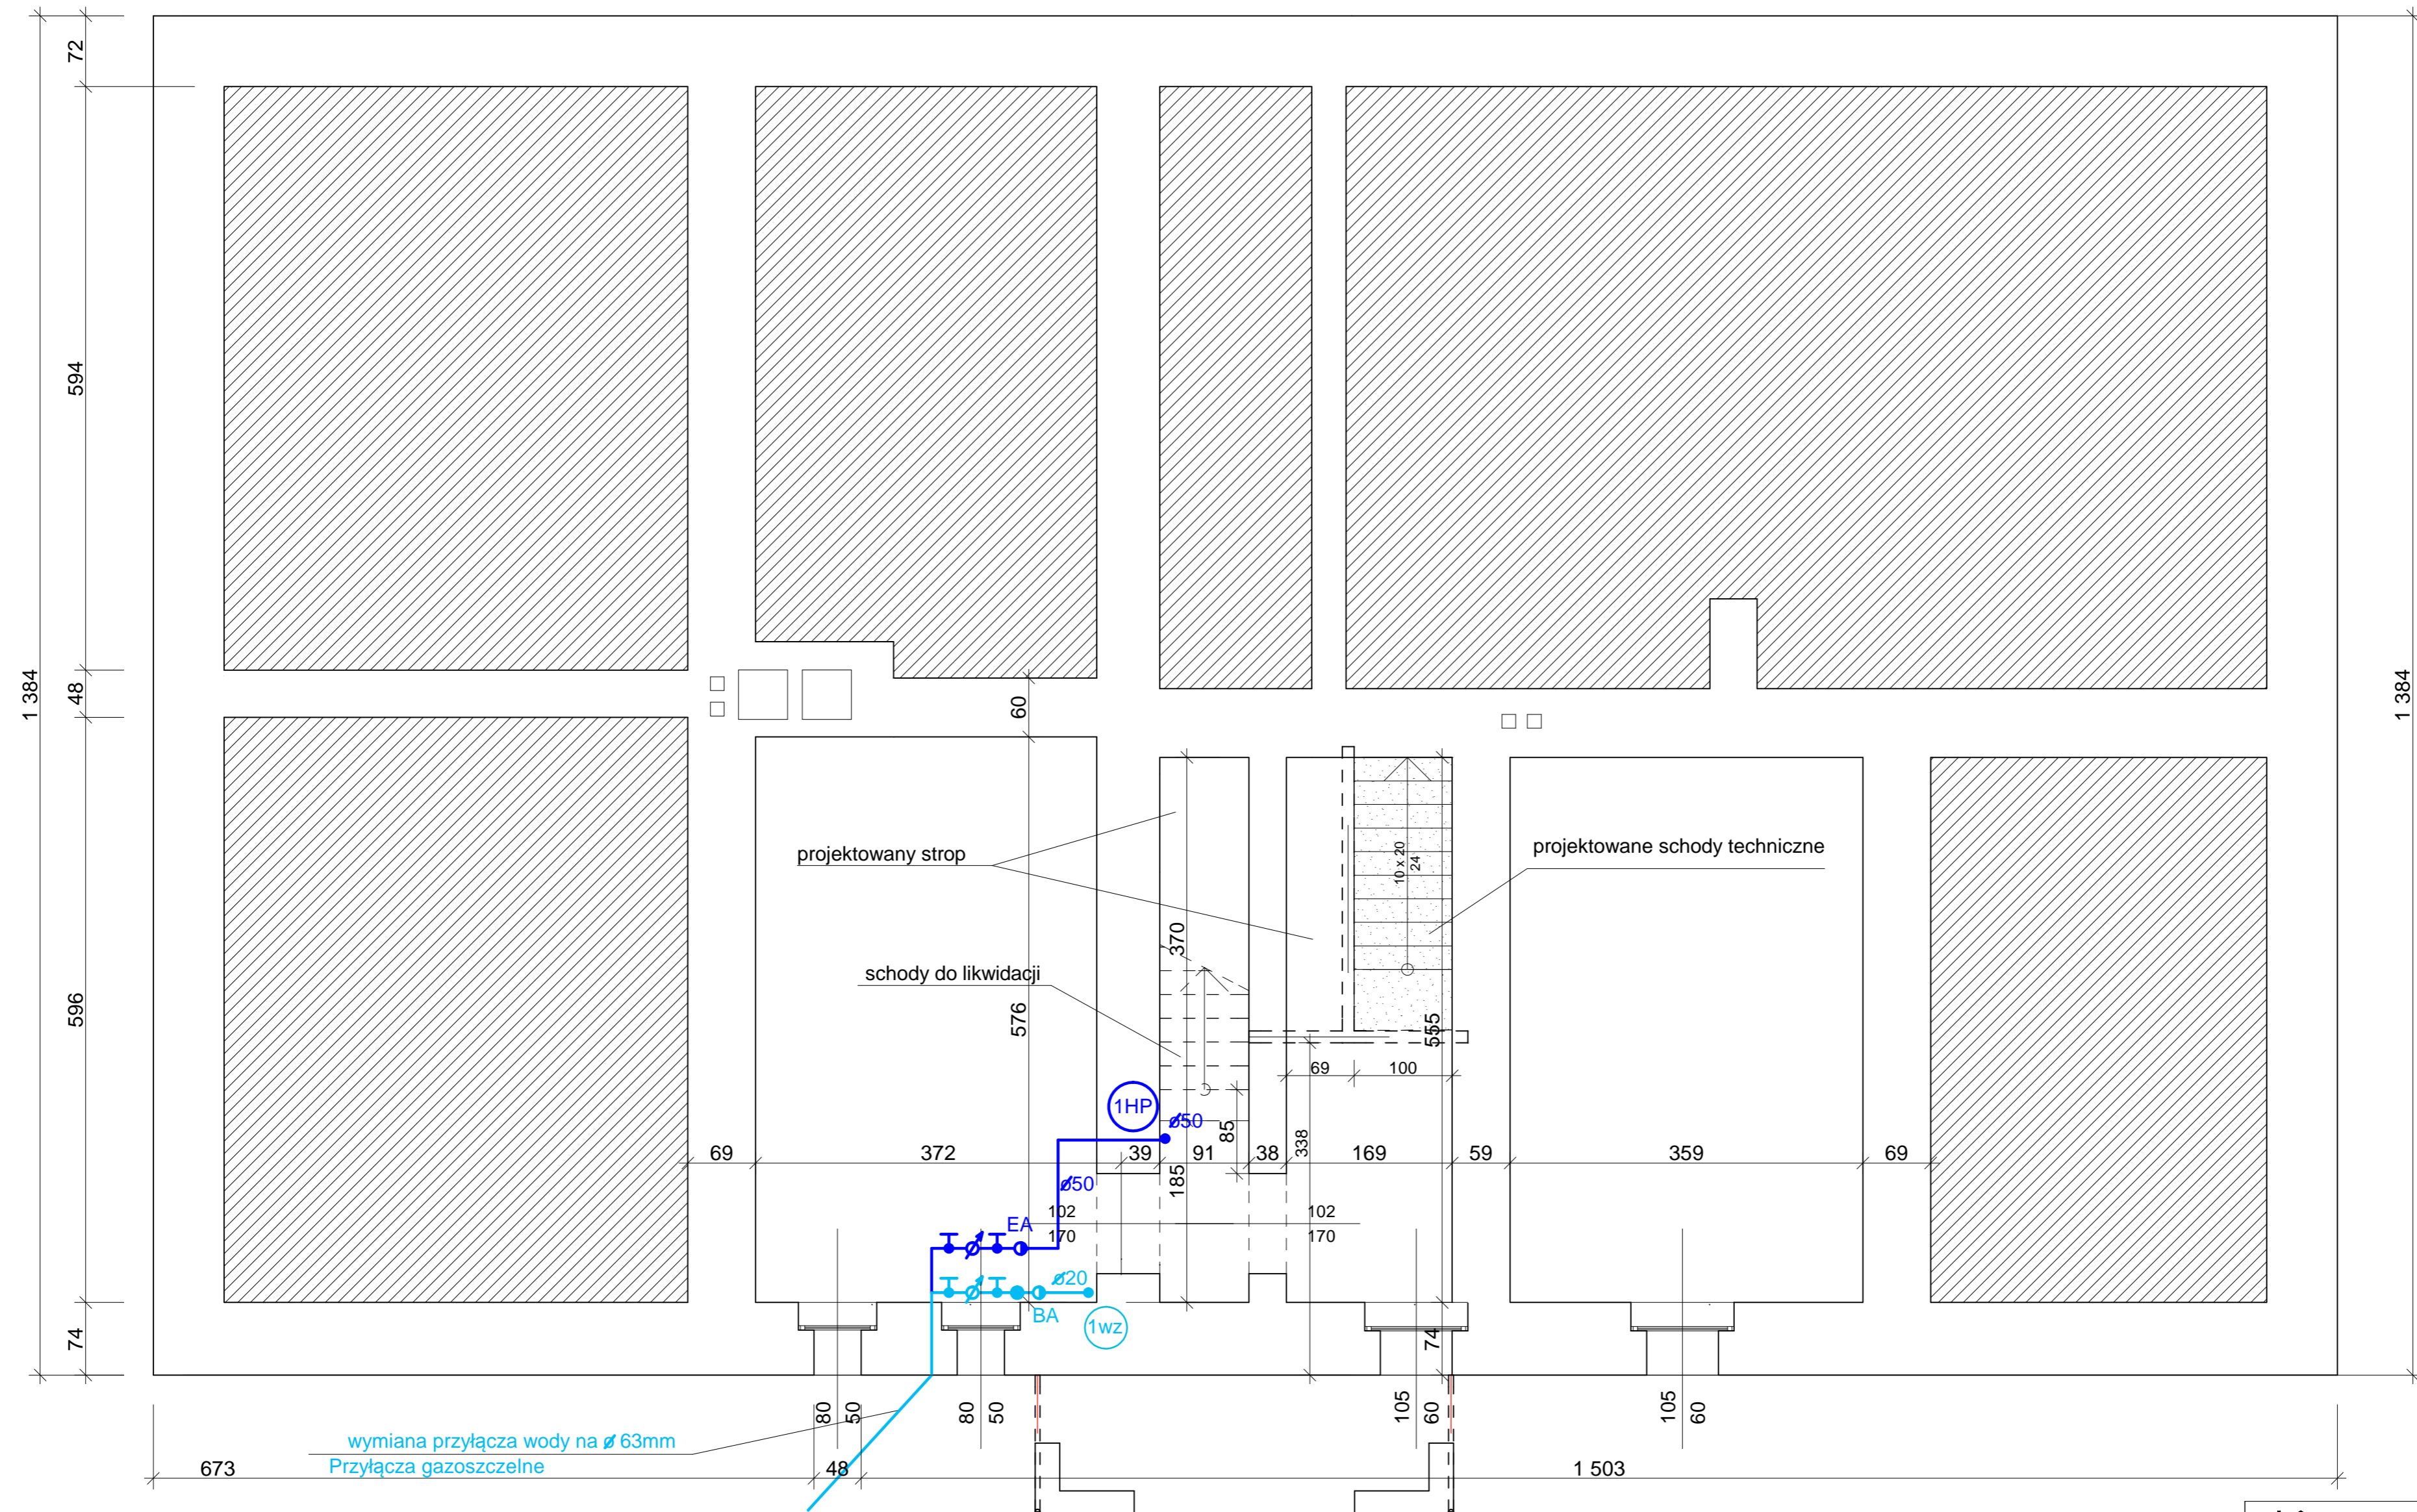

-  ściany istniejące
-  ściany i elementy do wyburzenia
-  ściany projektowane

2 223




zp - zawór przelotowy
 w - wodomierz
 zz BA- zawór antyskażeniowy typu BA
 zz EA - zawór antyskażeniowy typu EA
 VV100 - (zawór pierwszeństwa)

 woda zimna
 woda ciepła
 cyrkulacja
 woda zimna do hydrantów
 rury ze stali ocynkowanej

 1HP pion wody do hydrantów (piwnica - parter)

 1wz pion wody socjalnej (piwnica - parter)

			Zakład Usług Inwestycyjnych DIM sp. z o.o. K-Kozle, ul. Limanowskiego 1 tel. 4824800
Branża	Architektura	Stadium	
Investor	Gmina Reńska Wieś ul. Pawłowicka 1, 47-208 Reńska Wieś		
Temat	Adaptacja budynku komunalnego na przedszkole		
Obiekt	Budynek użyteczności publicznej Większyce, ul. Kozielska 5 47-208 Reńska Wieś, dz. nr 255/9, 255/3		
Temat rys.	Rzut piwnic - inst. wody i c.w.u.	20 września 2019	
Autor	Mateusz Mileko upr. nr SWK/0126/PBS/15	Skala 1:50	
Opracował	Piotr Przygoda upr. nr 252/Op/92	Rys. nr S1	