



Klimatyzacja firmy SINCLAIR

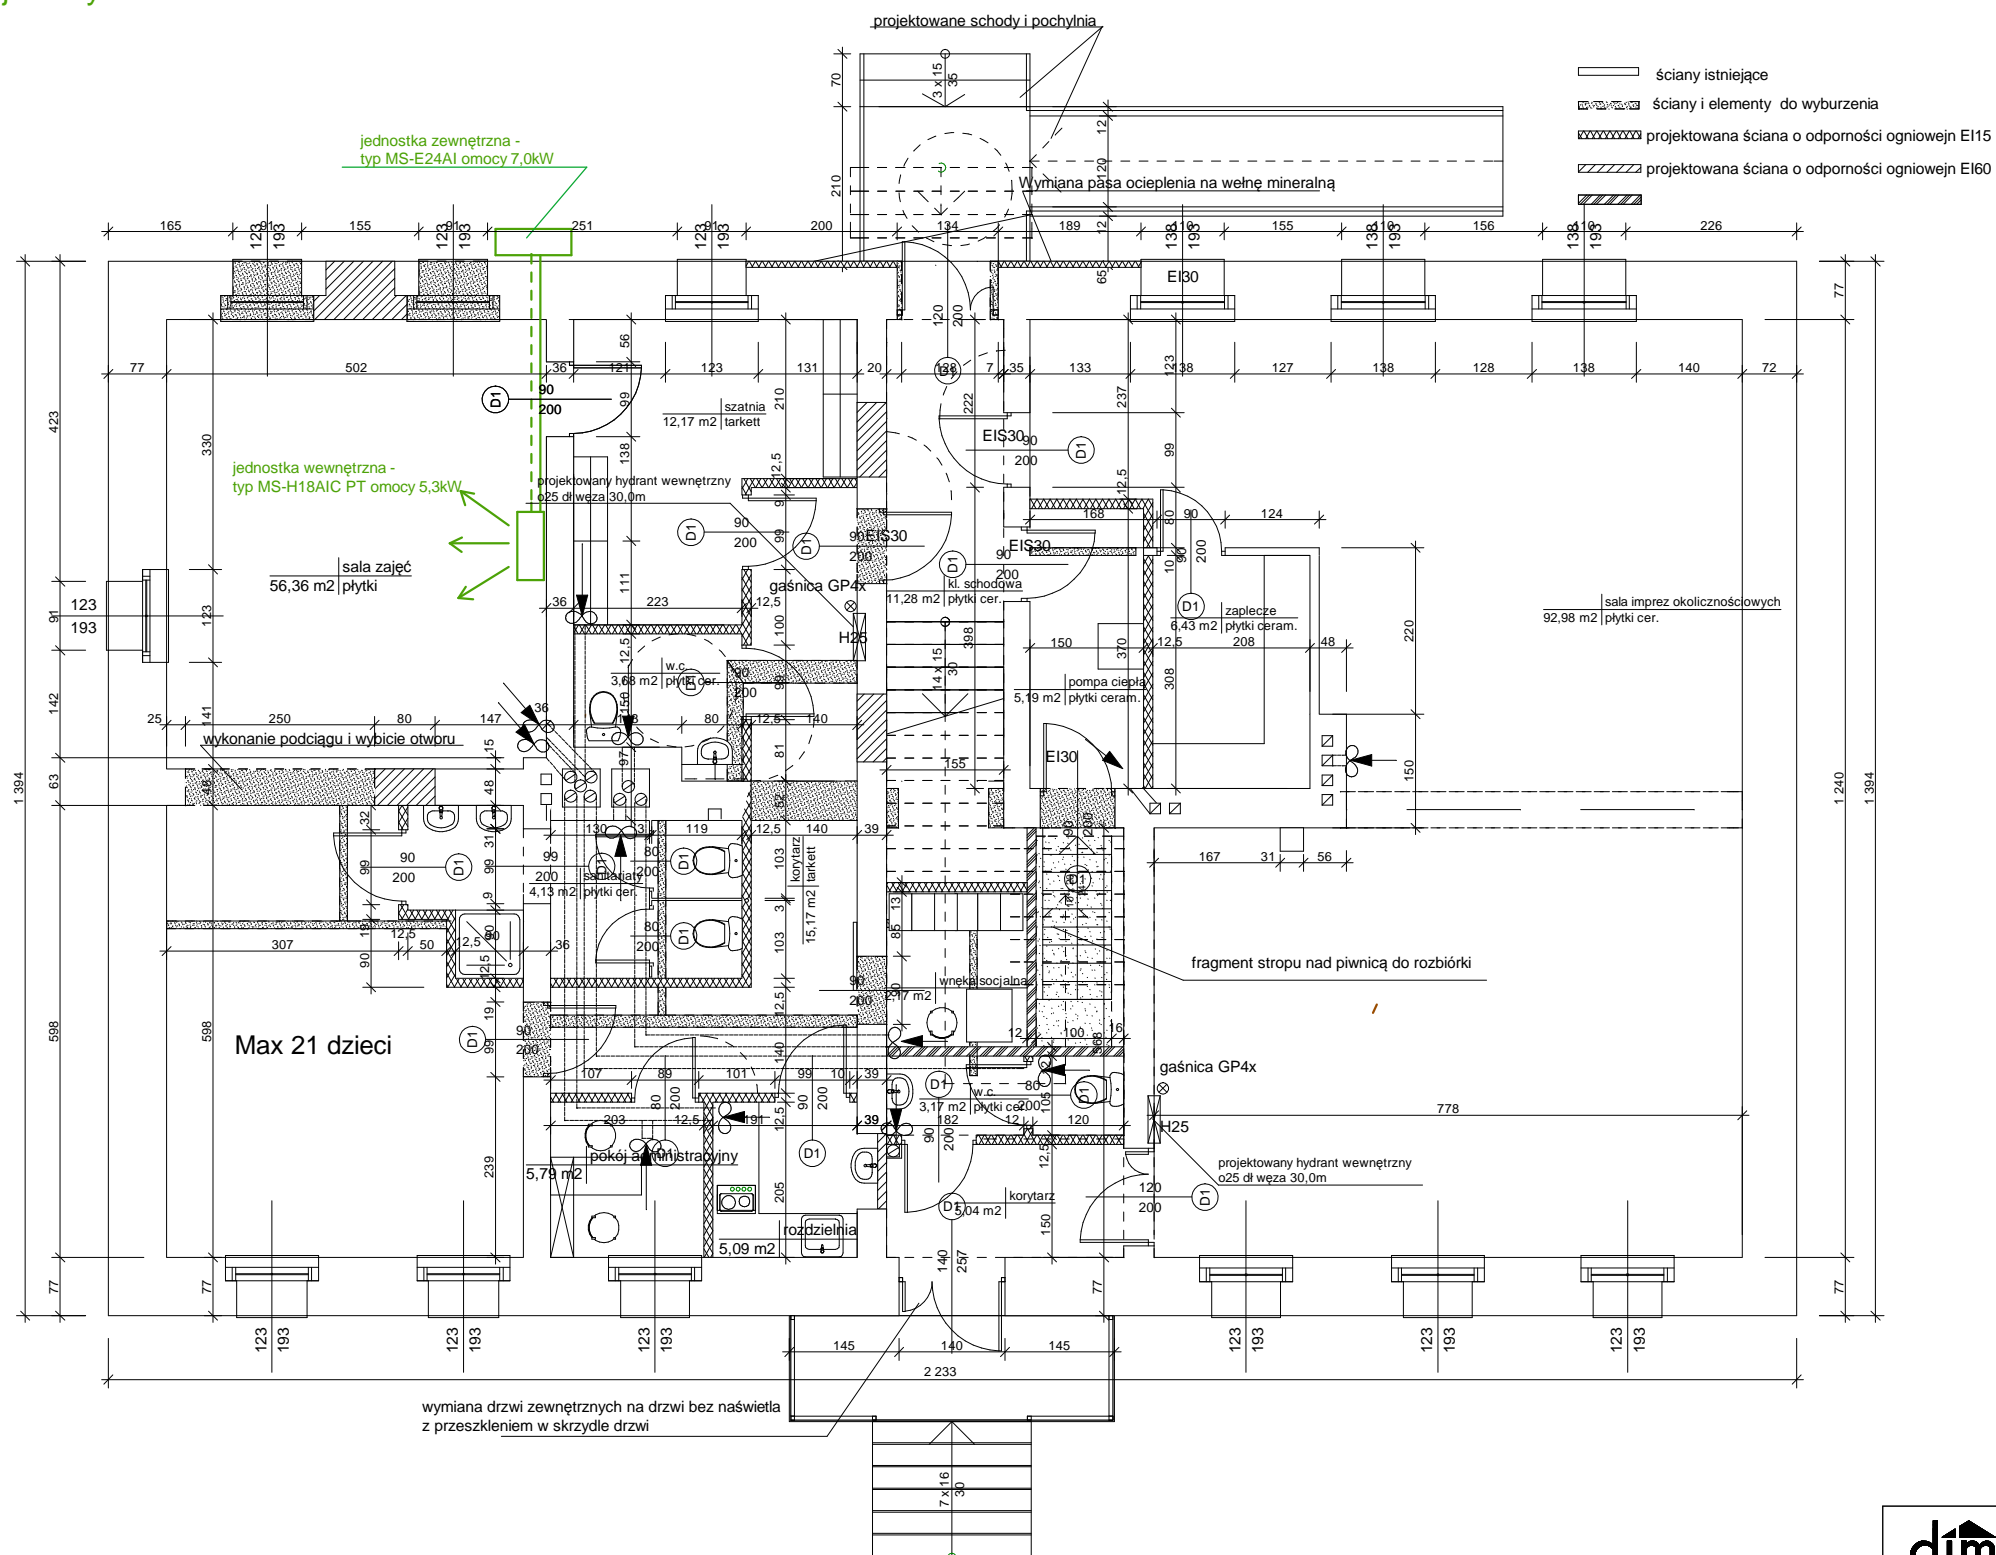

 Zakład Usług Inwestycyjnych DIM sp. z o.o. K-Koźle, ul. Limanowskiego 1 tel. 4824800	
Branża	Instalacyjna
Investor	Gmina Reńska Wieś ul. Pawłowicka 1, 47-208 Reńska Wieś
Temat	Adaptacja budynku komunalnego na przedszkole
Obiekt	Budynek użyteczności publicznej Większyce, ul. Kozielska 5 47-208 Reńska Wieś, dz. nr 255/9, 255/3
Temat rys.	Rzut parteru- klimatyzacja
Autor	Mateusz Mleko upr. nr SWK/0126/PBS/15
Opracował	Piotr Przygoda upr. nr 252/Op/92
	20 września 2019
	Skala 1:50
	Rys. nr S12