
 
 
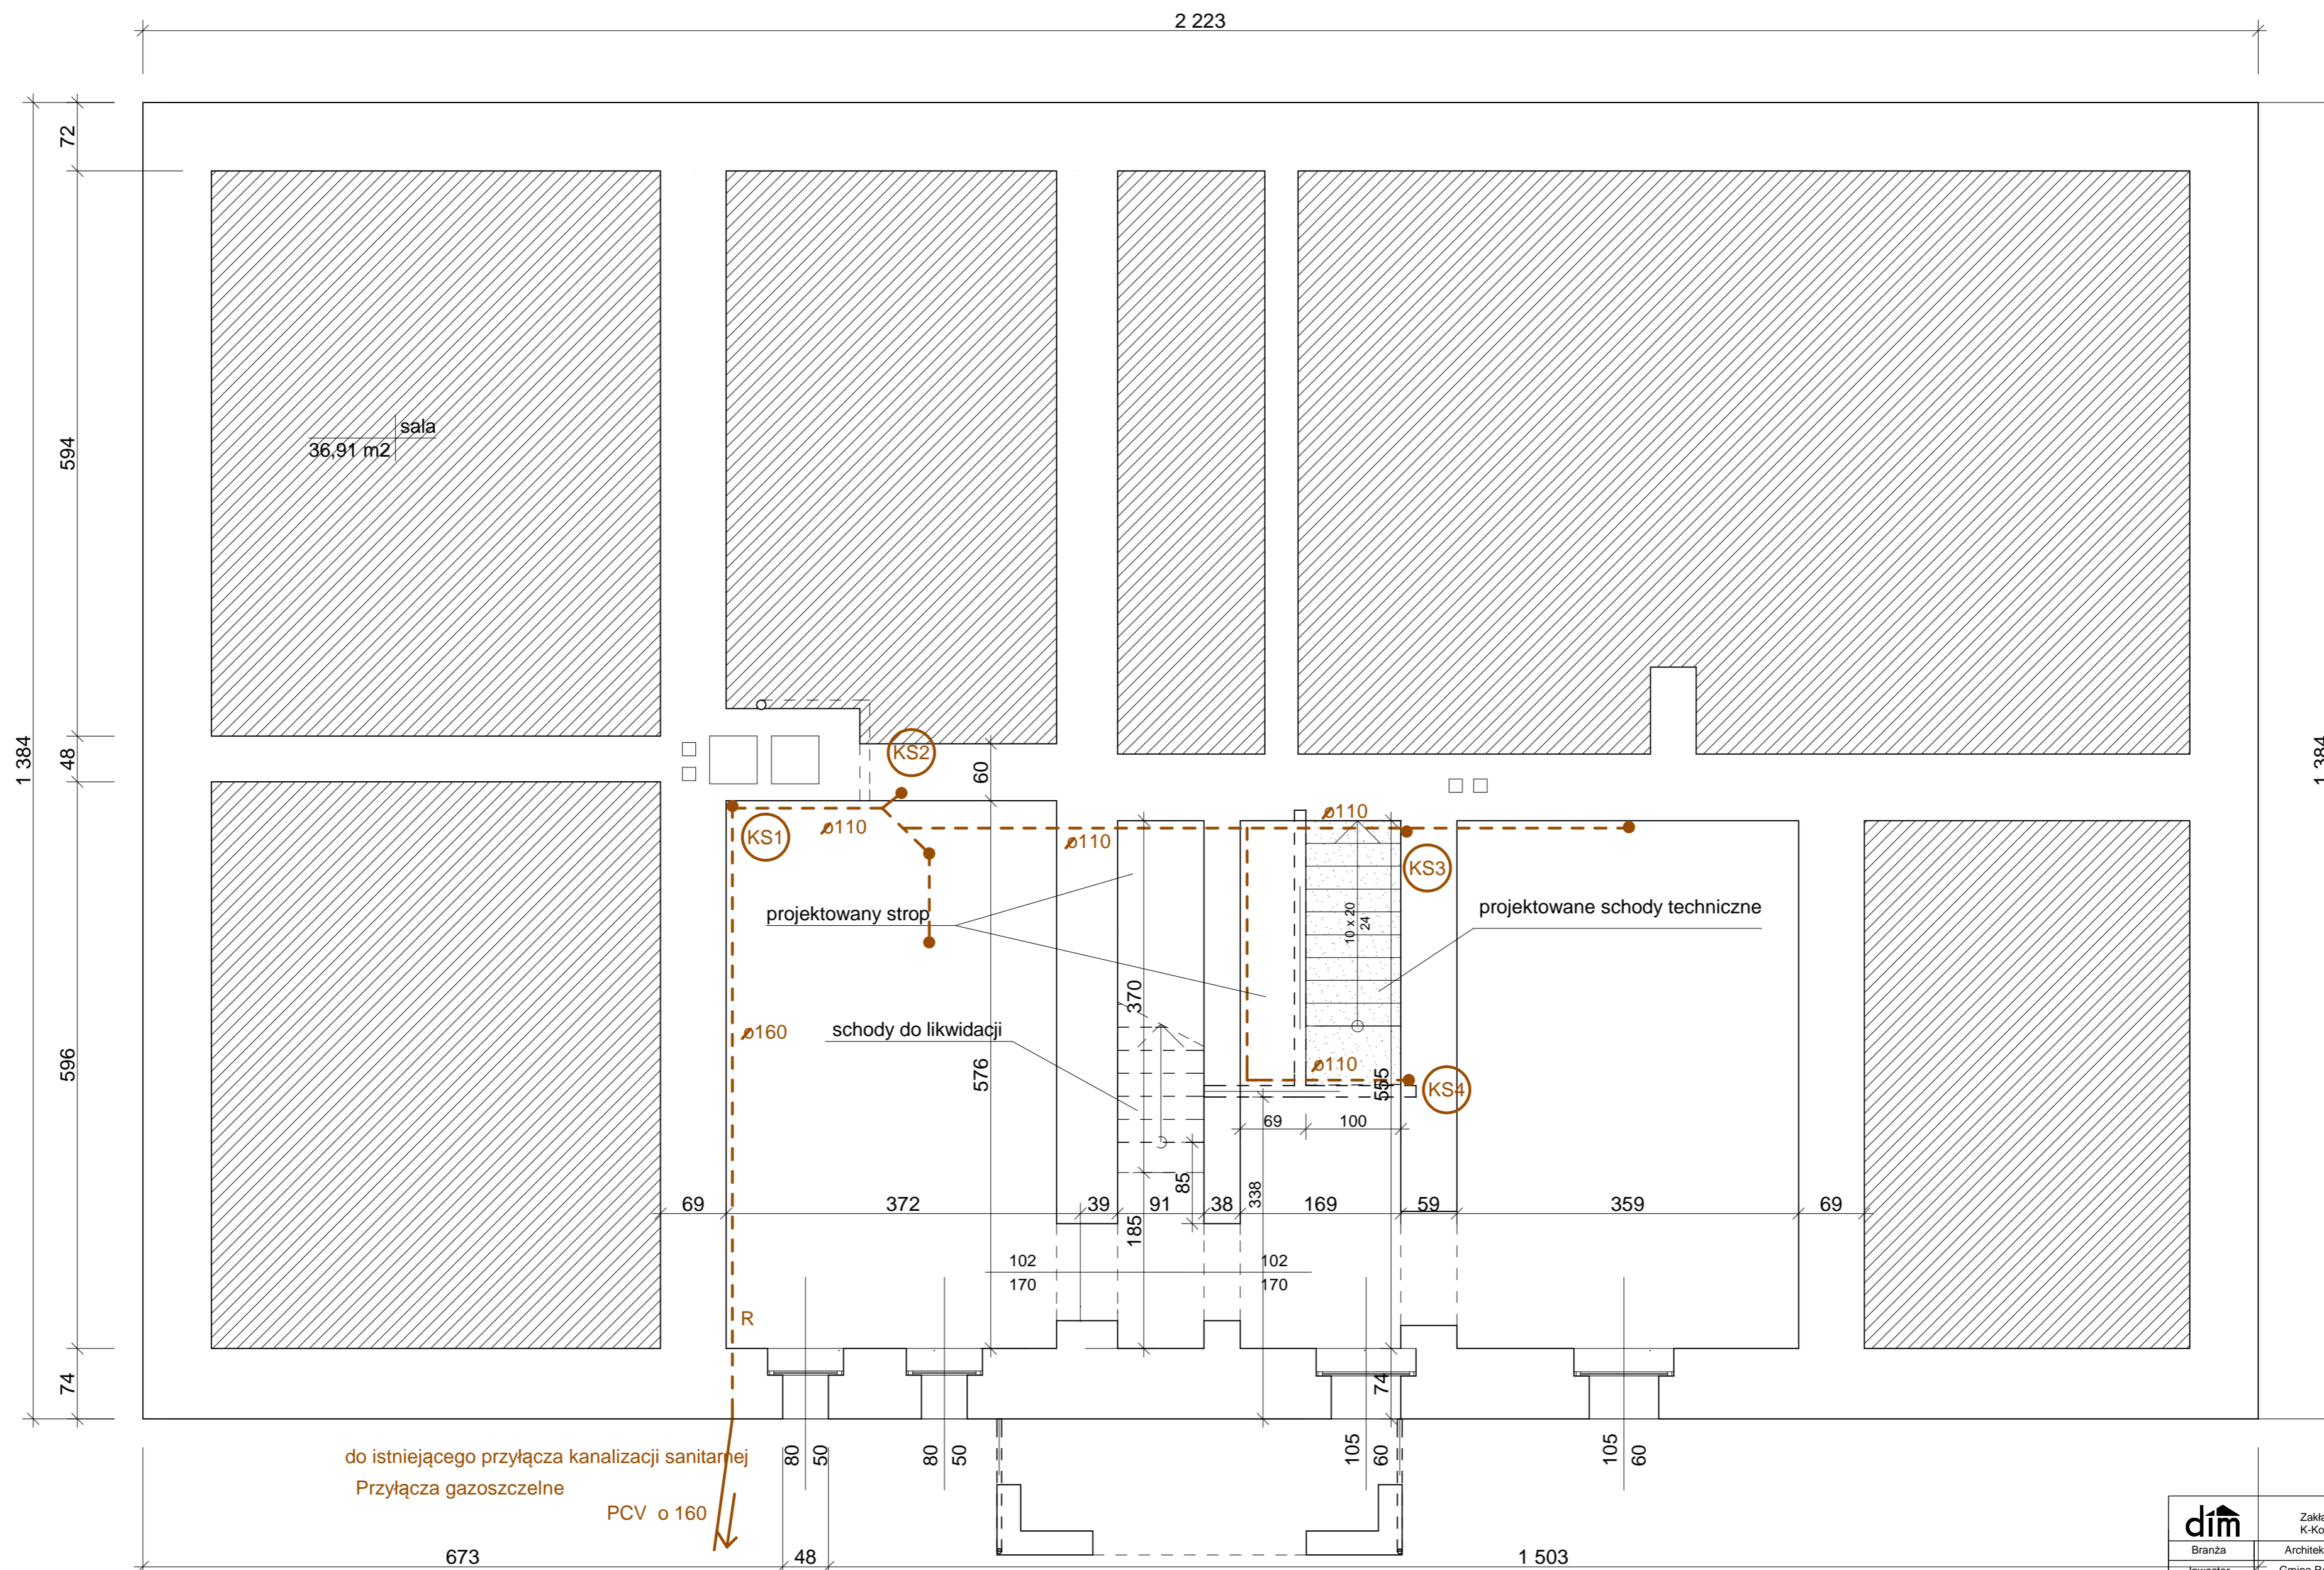




-  ściany istniejące
-  ściany i elementy do wyburzenia
-  ściany projektowane



-  przewód kanalizacyjny pod sufitem
-  przewód kanalizacyjny w ścianie lub posadzce

dim		Zakład Usług Inwestycyjnych DIM sp. z o.o. K-Kozle, ul. Limanowskiego 1 tel. 4824800	
Branża	Architektura	Stadium	
Inwestor	Gmina Reńska Wieś ul. Pawłowicka 1, 47-208 Reńska Wieś		
Temat	Adaptacja budynku komunalnego na przedszkole		
Obiekt	Budynek użyteczności publicznej Większyce, ul. Kozielska 5 47-208 Reńska Wieś, dz. nr 255/9, 255/3		
Temat rys.	Rzut piwnic- kanalizacja sanitarne	20 września 2019	
Autor	Mateusz Mleko upr. nr SWK/0126/PBS/15	Skala 1:50	
Opracował	Piotr Przygoda upr. nr 252/Op/92	Rys. nr S4	