


INSTALACJA WENTYLACJI MECHANICZNEJ SKALA 1 : 100

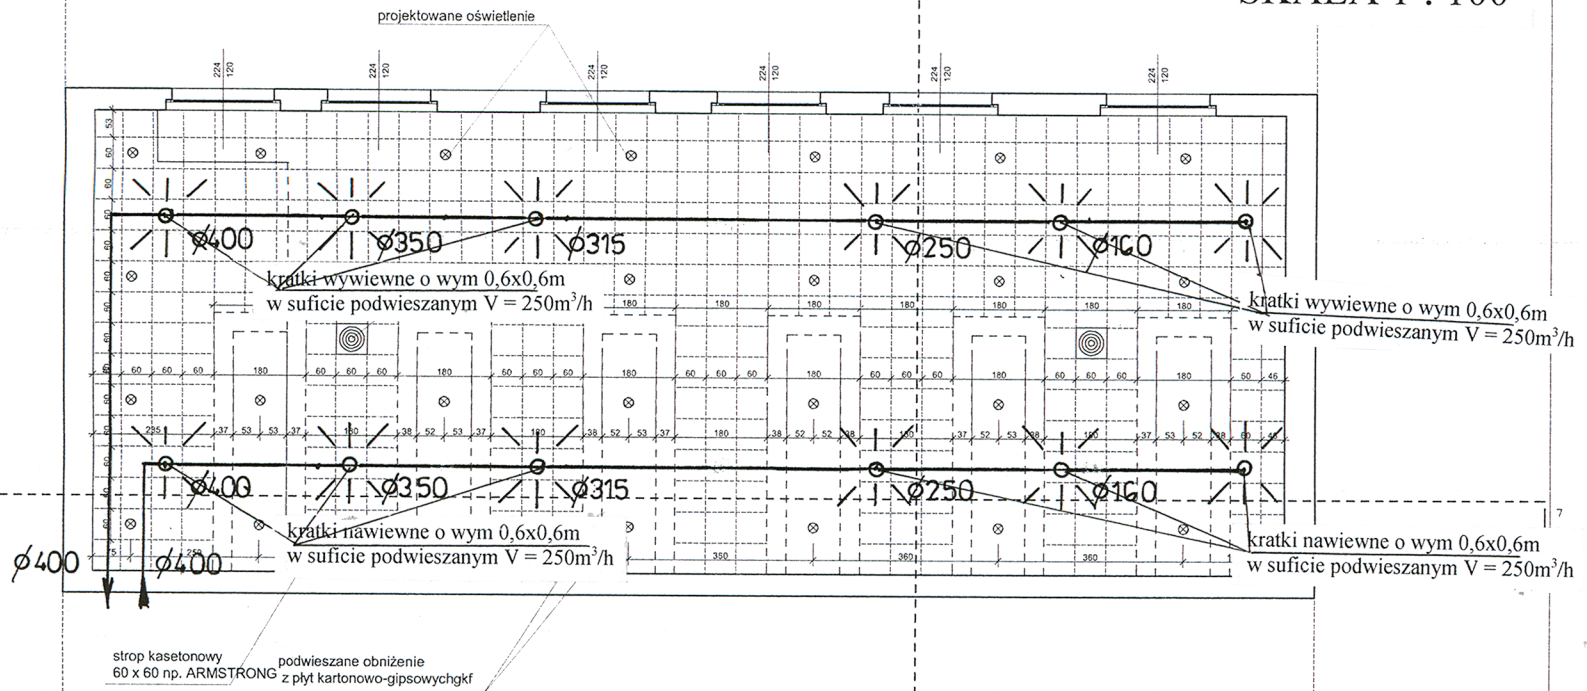

INWESTOR: Gmina Reńska Wieś 47-208 Reńska Wieś ul. Pawłowicka 1		
LOKALIZACJA: 47 – 208 Reńska Wieś ul. Reński Koniec 2 Dz. nr 1267/6 obwód Reńska Wieś jednostka ewidencyjna Reńska Wieś		
TEMAT: Projekt budowlany modernizacji budynku GOK		
- instalacja wentylacji mechanicznej		
Opracował:	KIEROWANIE, NADZOROWANIE I PROJEKTOWANIE W ZAKRESIE INST. SANITARNYCH	Skala 1:50
Projektant:	<i>Piotr Przygoda</i> nr upr. 252/02/OP	04.12.2015
		Nr rys. 7