

MAPA DO CELÓW PROJEKTOWYCH



Województwo: opolskie
 Gmina: Renska Wieś 160306_2
 Obręb: Pokrzywnica 0069
 Położenie: dz. 969
 Godło mapy zas.: 6.131.21.13.4.1; 4.2; 4.3
 Skala: 1: 500
 G.6640.1.1204.2020

Układ współrzędnych „2000”
 Poziom odniesienia „Kronstadt”
 Opracował dn. 10.11.2020/

GEODETA UPRAWNIENIY
 Nr upr. 11395 - zakresy 1,2,4
Zbigniew Maciejewski
 ul. Piastowska 1
 47-200 Kędzierzyn-Koźle

„Wykazane na niniejszej mapie granice nieruchomości nie zostały określone z wymaganą dokładnością pomiaru”
 „Niniejsza mapa została wykonana bez ustalenia obciążeń dot. służebności gruntowych”

Poswiadczam, że niniejszy dokument został opracowany w wyniku prac geodezyjnych i kartograficznych, których rezultaty zawiera operat techniczny pozytywnie zweryfikowany. Jednocześnie informuję, że jestem świadomy odpowiedzialności karnej za złożenie fałszywego oświadczenia.	G.6640.1.1204.2020
Identyfikator zgłoszenia prac geodezyjnych	
Organ służby geodezyjnej, który otrzymał zgłoszenie	Stosina Kędzierzynsko-Kozielski
Wykonawca prac geodezyjnych	USŁUGI GEODEZYJNO-KARTOGRAFICZNE Barbara Maciejewska 47-200 Kędzierzyn-Koźle ul. Piastowska 1 47-200 Kędzierzyn-Koźle
Nr oraz data sporządzenia dokumentu zawierającego wynik pozytywnej weryfikacji	Nr. 1.16.03.13.4.1.3 z dn. 10.11.2020
Imię i nazwisko oraz nr uprawnień zawodowych kierownika prac geodezyjnych	Zbigniew Maciejewski Nr uprawnień 11399

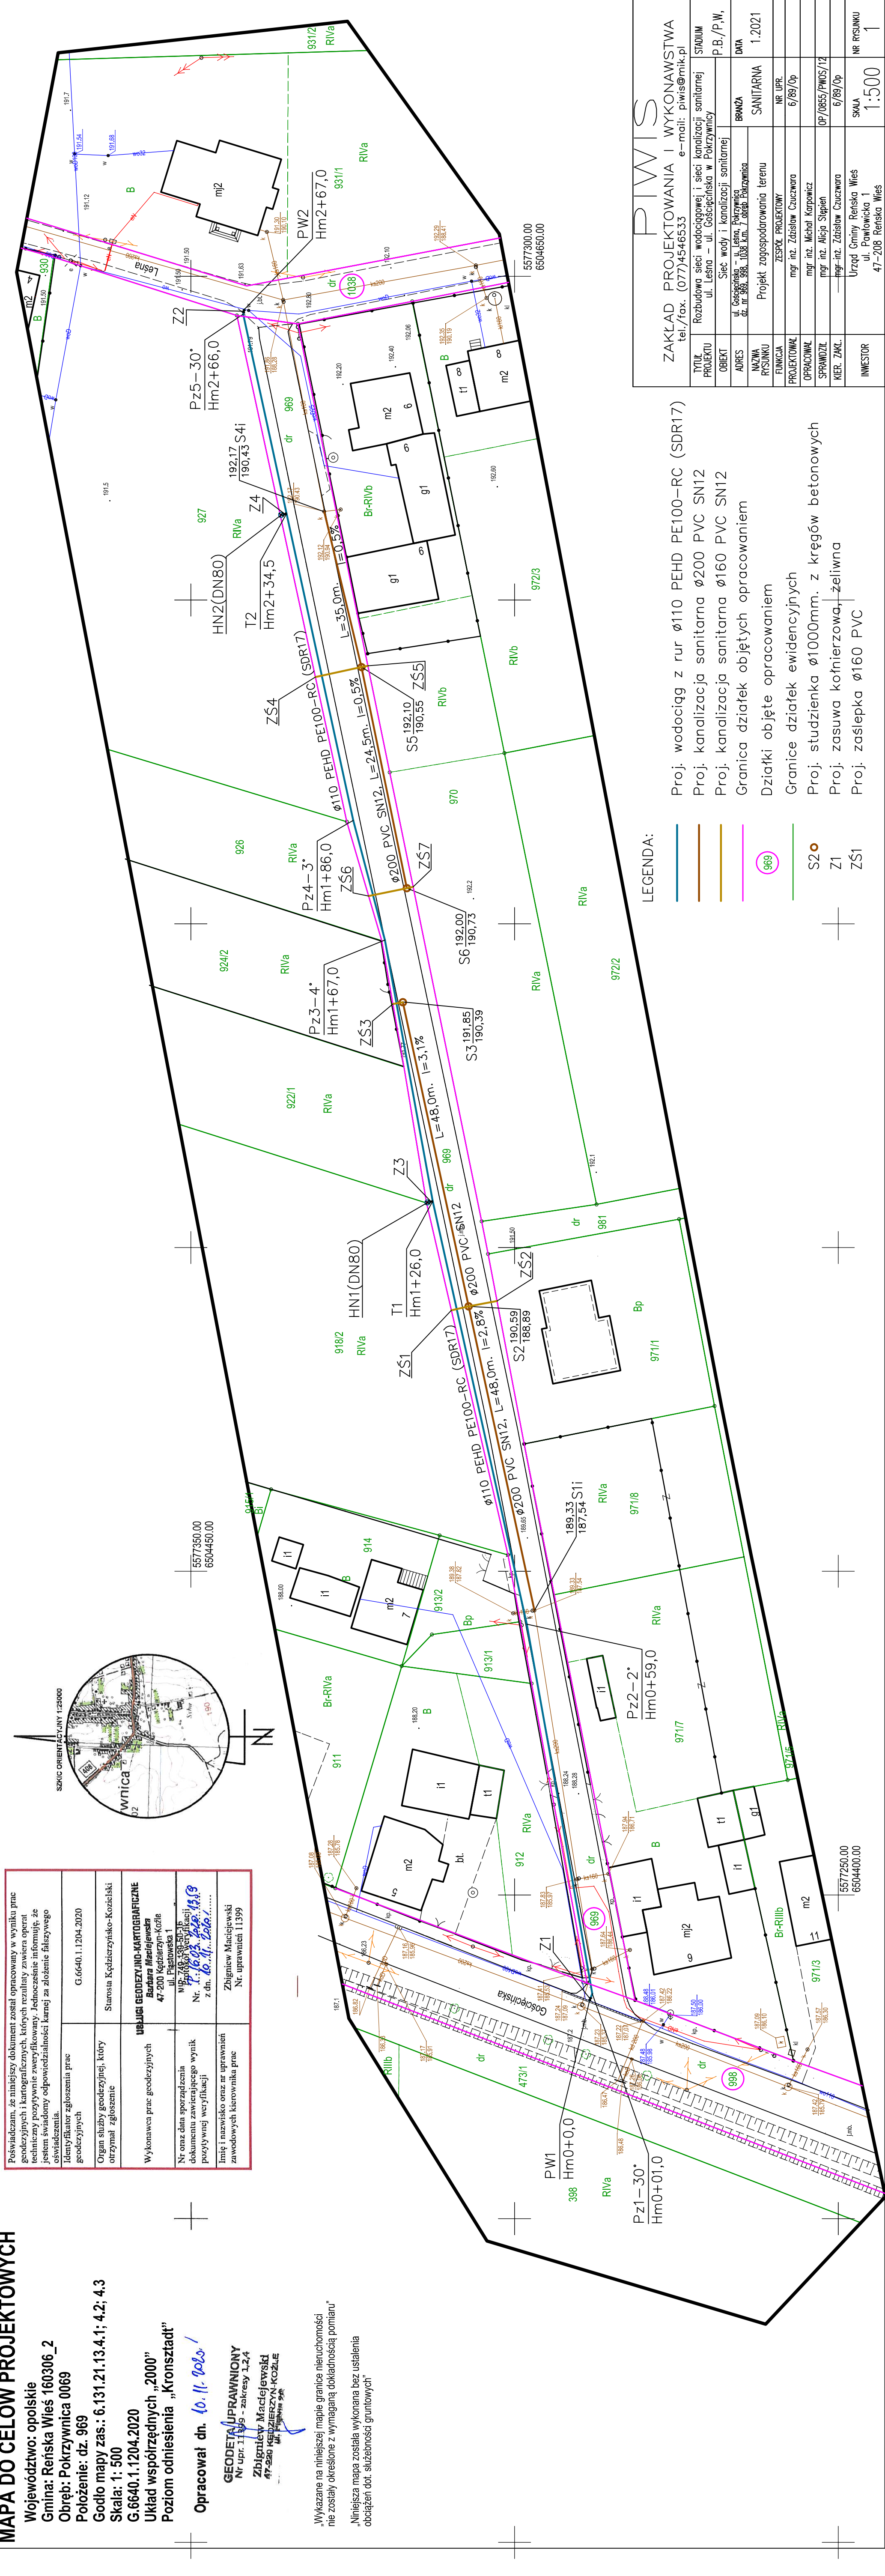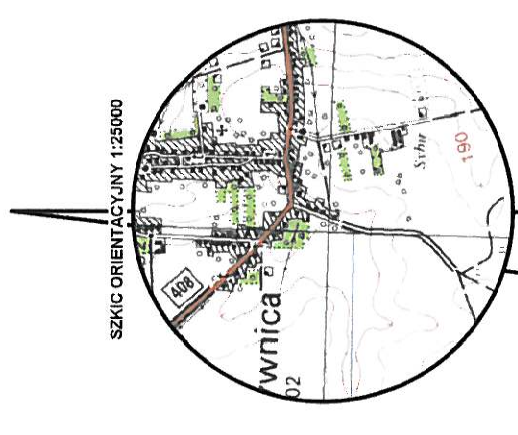

ZAKŁAD PROJEKTOWANIA I WYKONAWSTWA tel./fax. (077)4546533 e-mail: piwis@mik.pl	
TYTUŁ PROJEKTU	STADIUM
ROZBUDOWA SIECI WODOCIOPOWEJ I SIECI KANALIZACJI SANITARNEJ	P.B./P.W.
ul. Lesna - ul. Gosięcińska w Pokrzywnicy	
OBIEKT	DATA
Sieć wody i kanalizacji sanitarnej	1.2021
BRANŻA	
ul. Gosięcińska - ul. Lesna, Pokrzywnica dz. nr 969, 1038, 1038 k.m. 7 obręb Pokrzywnica	SANTARNA
NAZWA RYSUNKU	PROJEKT ZAGOSPODAROWANIA TERENU
PROJEKTOWAŁ	ZESPÓŁ PROJEKTOWY
mgr inż. Zdzisław Czuczara	
OPRACOWAŁ	mgr inż. Zdzisław Czuczara
mgr inż. Michał Karłowicz	
SPRAWDZIŁ	mgr inż. Alicja Stępień
KIER. ZAŁC.	mgr inż. Zdzisław Czuczara
	6/89/Op
INWESTOR	SKALA
Urząd Gminy Renska Wieś ul. Pawłowicka 1 47-208 Renska Wieś	1:500
	NR RYSUNKU
	1

- LEGENDA:**
- Proj. wodociąg z rur Ø110 PEHD PE100-RC (SDR17)
 - Proj. kanalizacja sanitarna Ø200 PVC SN12
 - Proj. kanalizacja sanitarna Ø160 PVC SN12
 - Granica działek objętych opracowaniem
 - Działki objęte opracowaniem
 - Granice działek ewidencyjnych
 - Proj. studzienka Ø1000mm. z kręgow betonowych
 - Proj. zasawa kofnierzowa, żeliwna
 - Proj. zasłepka Ø160 PVC